

CITTA' DI TORINO
 VICE DIREZIONE GENERALE SERVIZI TECNICI,
 AMBIENTE, EDILIZIA
 RESIDENZIALE PUBBLICA E SPORT
 SETTORE EDIFICI MUNICIPALI

CIRCOSCRIZIONE 1
MANUTENZIONE STRAORDINARIA DIFFUSA
DEUMIDIFICAZIONE CON SISTEMA ELETTROPISICO
E RISANAMENTO DEI LOCALI
VIA BELLEZIA, 19


Il Progettista: **MAFFIOTTI arch. Giovanni**
 Il Responsabile del Procedimento
 e Dirigente del Settore
 Edifici Municipali
SARDI arch. Dario

Collaboratori:
GIACOMINI geom. Federico
PIREDDA geom. Fabrizio


PROGETTO DEFINITIVO

OPERA:	ESTRATTO DI PRGC, CARTA TECNICA, FOTOGRAFIE, Pianta Piano Terreno, PROSPETTO SU GIARDINO	INDIC. S.C.E. S.C.H. S.C.A. 10000000	REPERIBILE	SCALA 0/000
REV. / MODIFICHE:				SCALA 1:100
0	EMISSIONE	SETT. 2010	GIACOMINI geom. Federico	
1	AGGIORNAMENTO PER DEFINITIVO	OTT. 2010	GIACOMINI geom. Federico	
2				
3				
4				
5				

ELABORATO **C1.1**

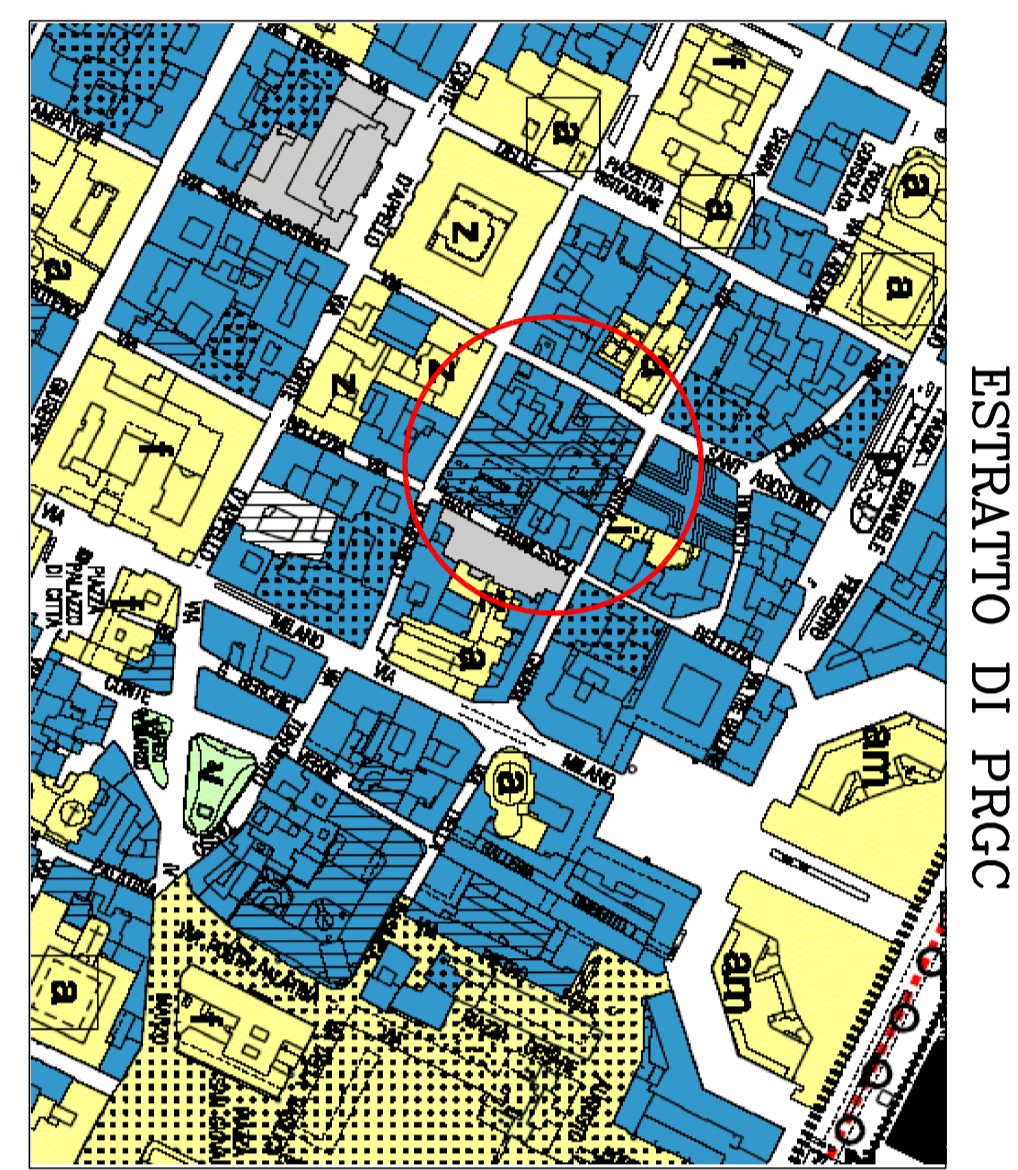

ESTRATTO DI PRGC

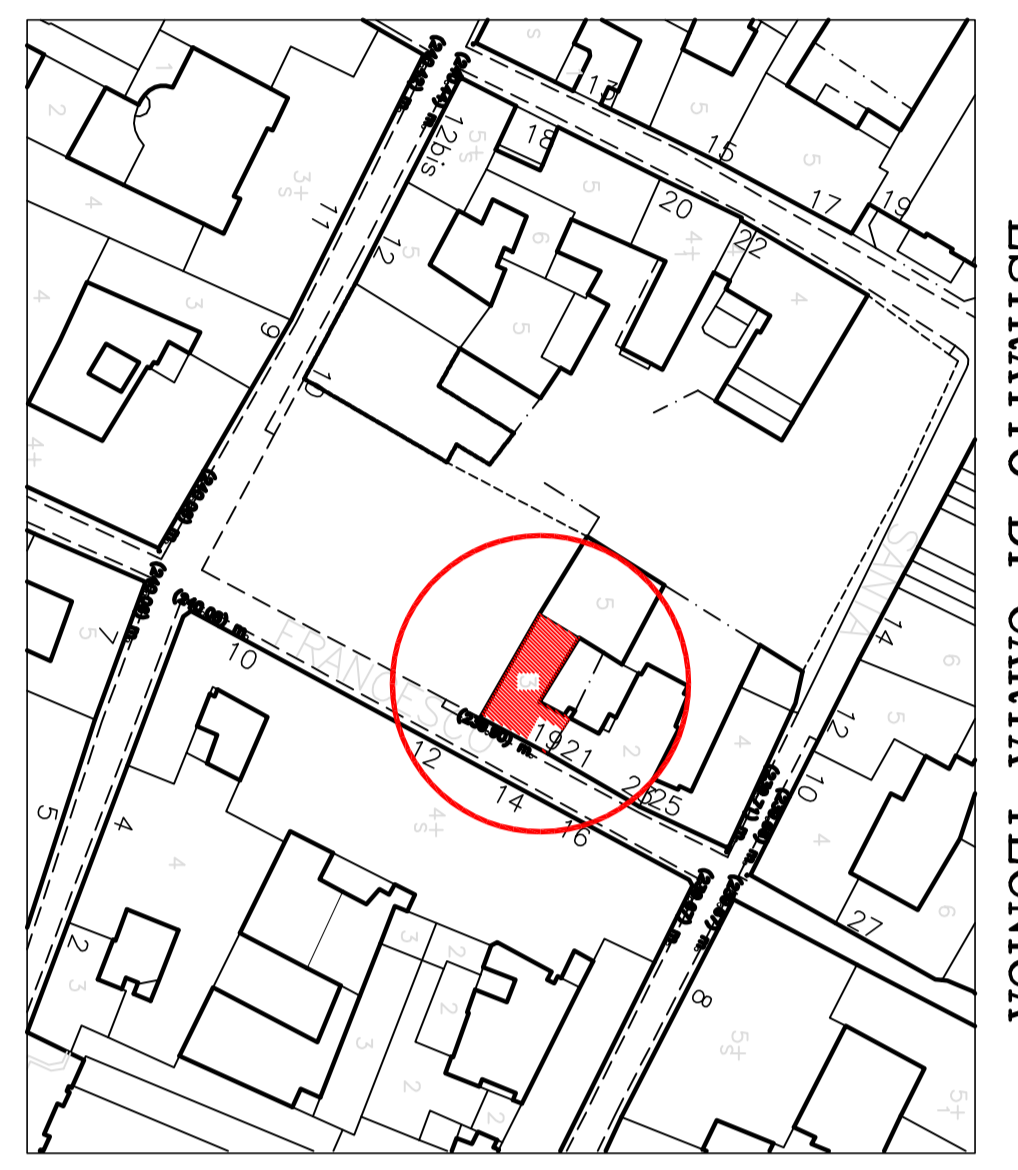



ESTRATTO DI CARTA TECNICA



UMIDITA' DI RISALITA



MURATURA DA RISANARE

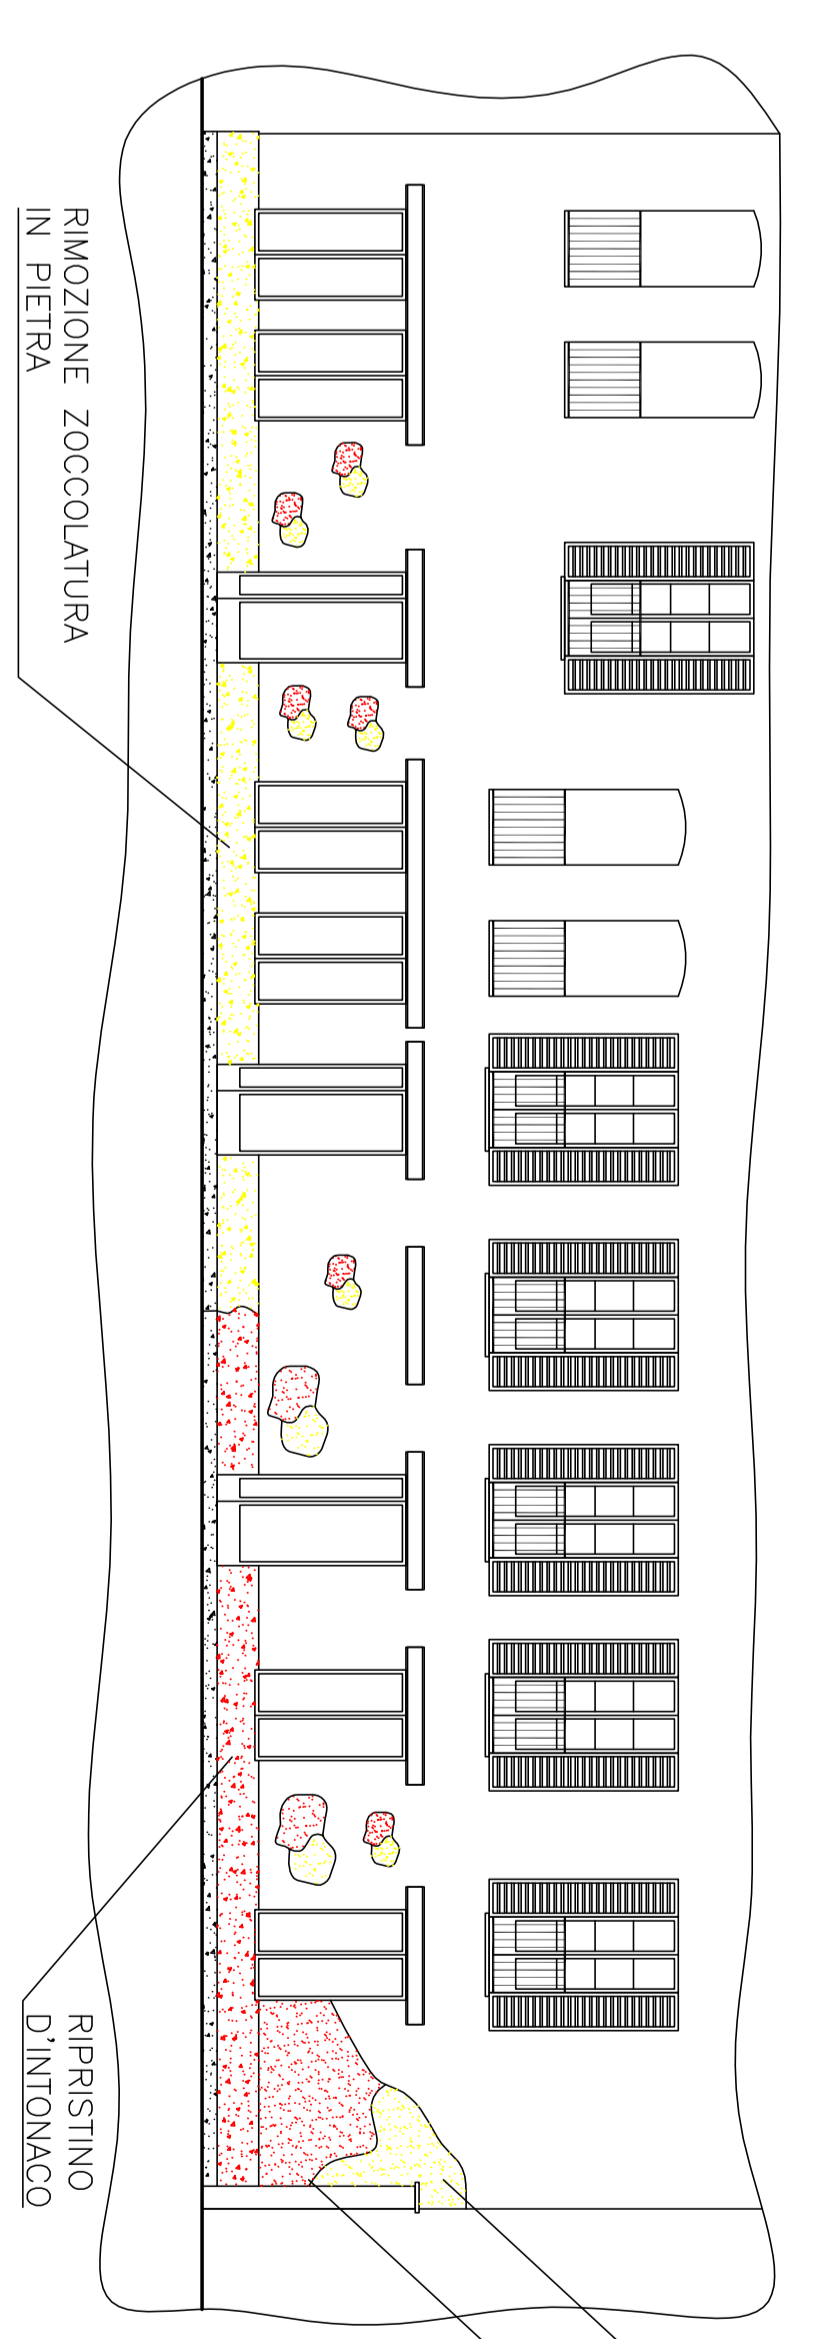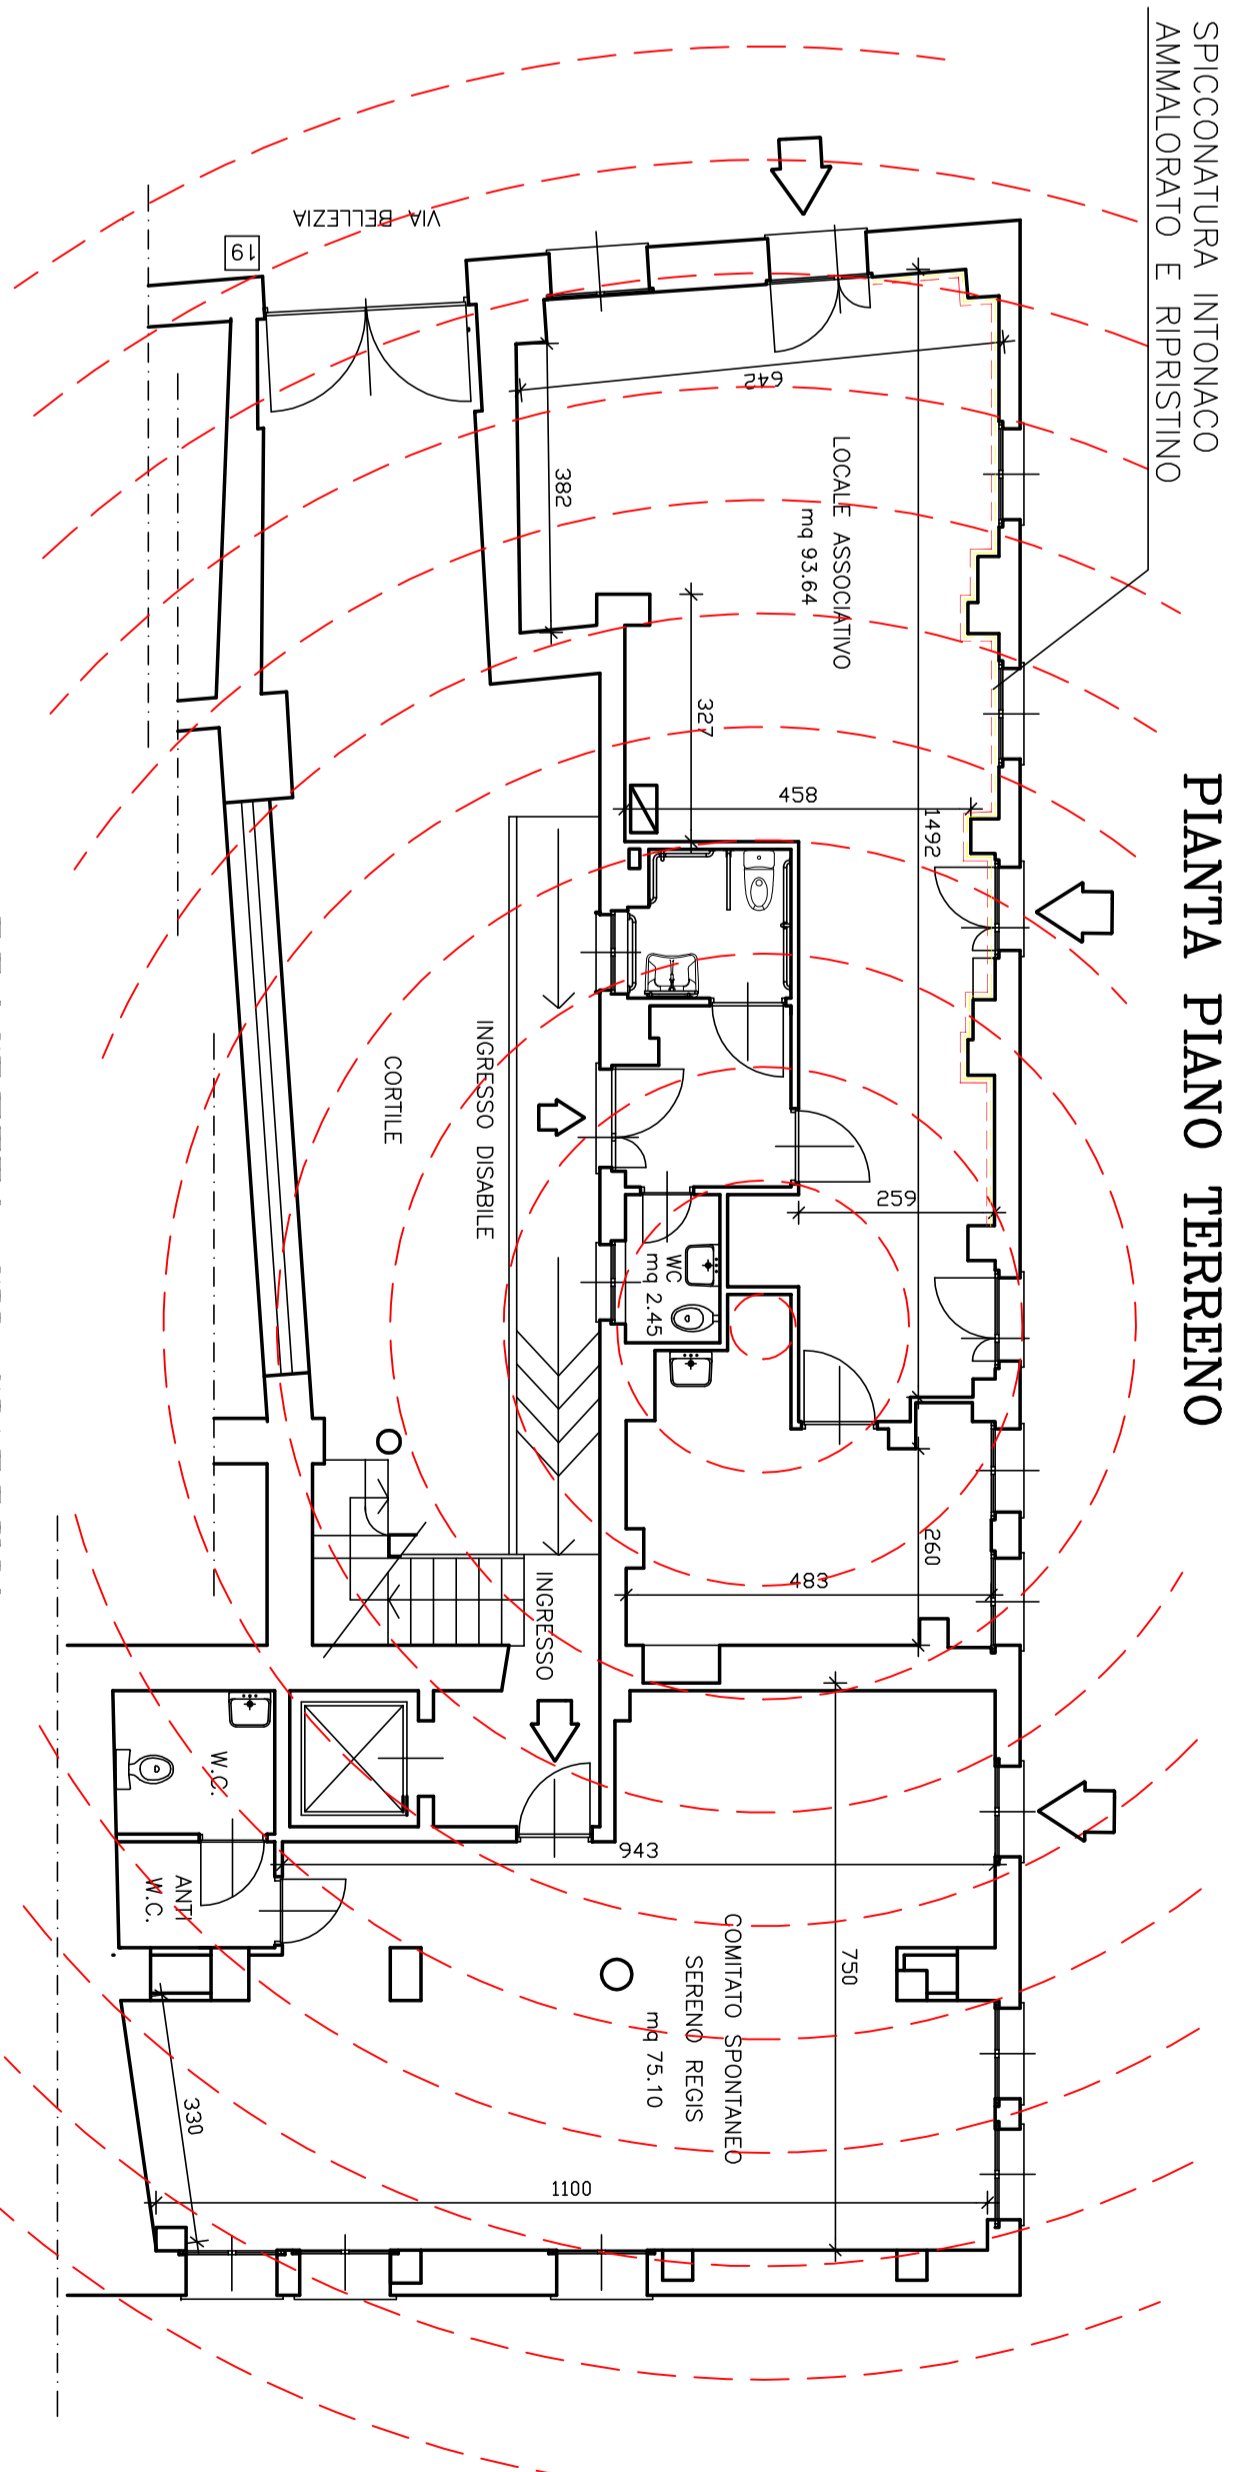

SPICCONATURA INTONACO
 AMMALORATO
 RIPRISTINO D'INTONACO E
 INTERRAMENTO SINO A 5,00mt.