

CITTA' DI TORINO
VICE DIREZIONE GENERALE SERVIZI TECNICI,
AMBIENTE, EDILIZIA
RESIDENZIALE PUBBLICA E SPORT
SETTORE EDIFICI MUNICIPALI

MANUTENZIONE STRAORDINARIA DIFFUSA 2011
CIRCOSCRIZIONI 1-10

C.8 CORSO SICILIA N° 53

Il Progettista:
MAFFIOTTO arch. Giovanni

Il Responsabile del Procedimento
e Dirigente del Settore
e Ufficio Municipali
SARDI arch. Dorio

Collaboratori:
GIACOMINI geom. Federico
MARRANO geom. Fulvio
PIREDDA geom. Fabrizio

Impiantisti:
ALBERINETTI p.i. Uliano

PROGETTO DEFINITIVO


REV.	MODIFICHE	DATA	DISEGNATORE	ELABORATO
0	EMMISSIONE	SETT. 2011	GIACOMINI geom. Federico	6
1				
2				
3				
5				

OSSERVATO
ESTRATTO CARTA TECNICA FOTOGRAFICA,
PIANTA, PARTICOLARE STRATIGRAFIA

UNIFICAZIONE Scale Per
RISERVOIO 1-10
RISERVOIO 0000

SCALA 1:100


CARTA TECNICA

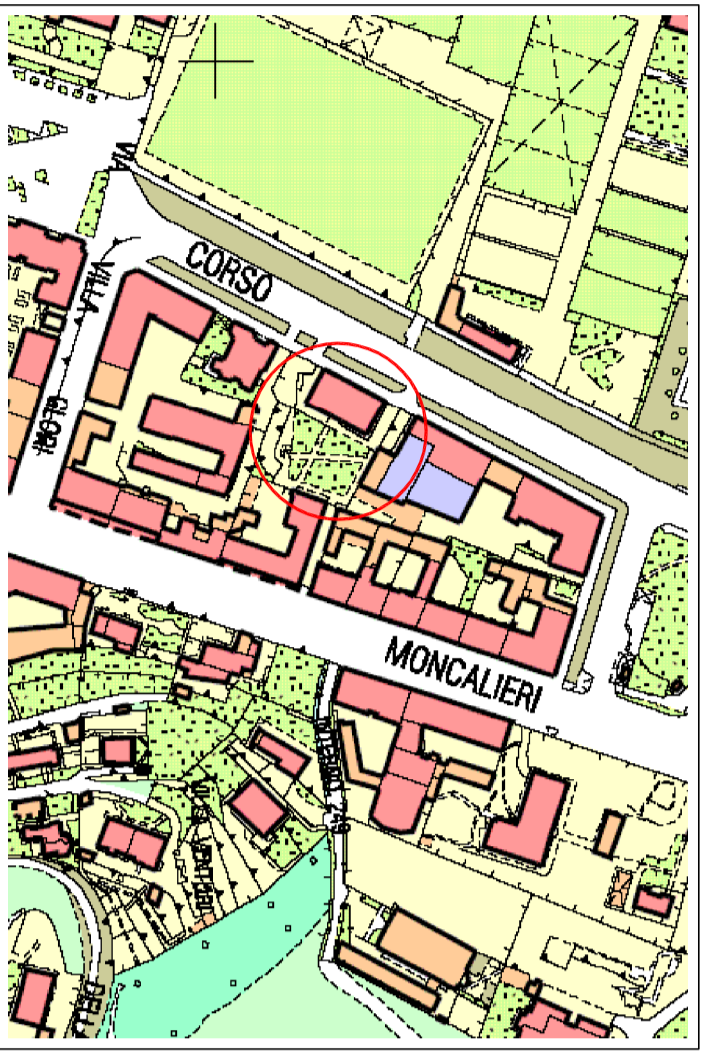


FOTOGRAFIA



PIANTA PIANO TERRENO

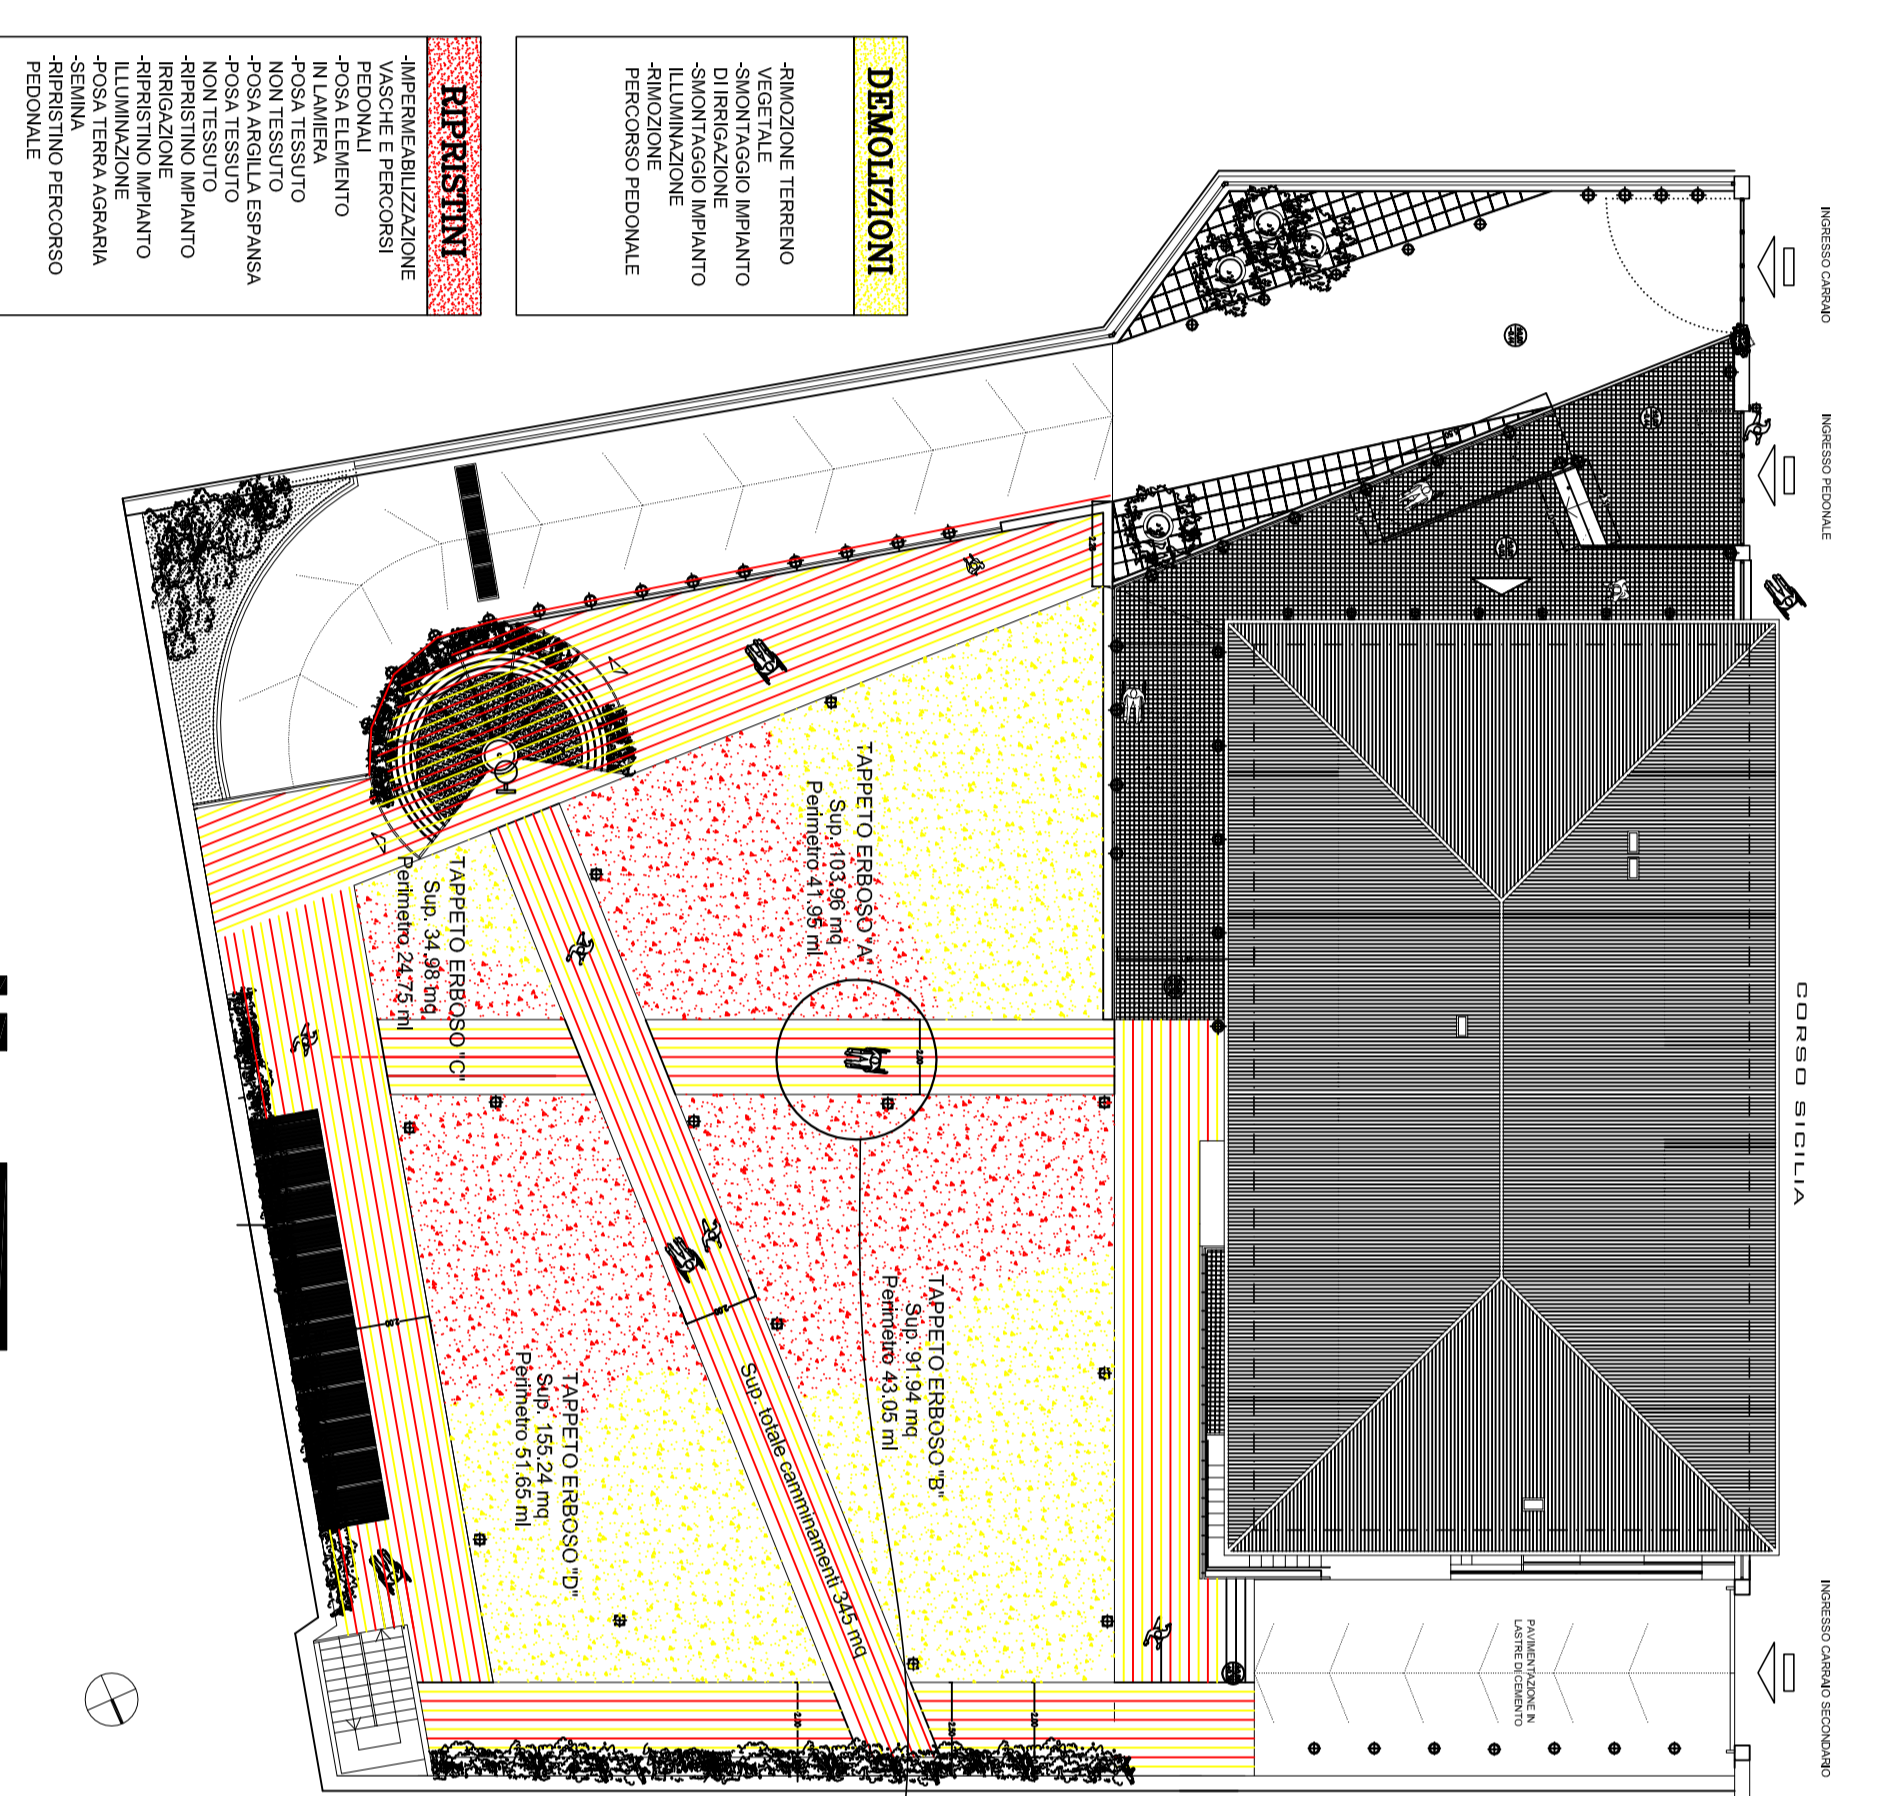

PARTICOLARE STRATIGRAFIA SCALA 1:5

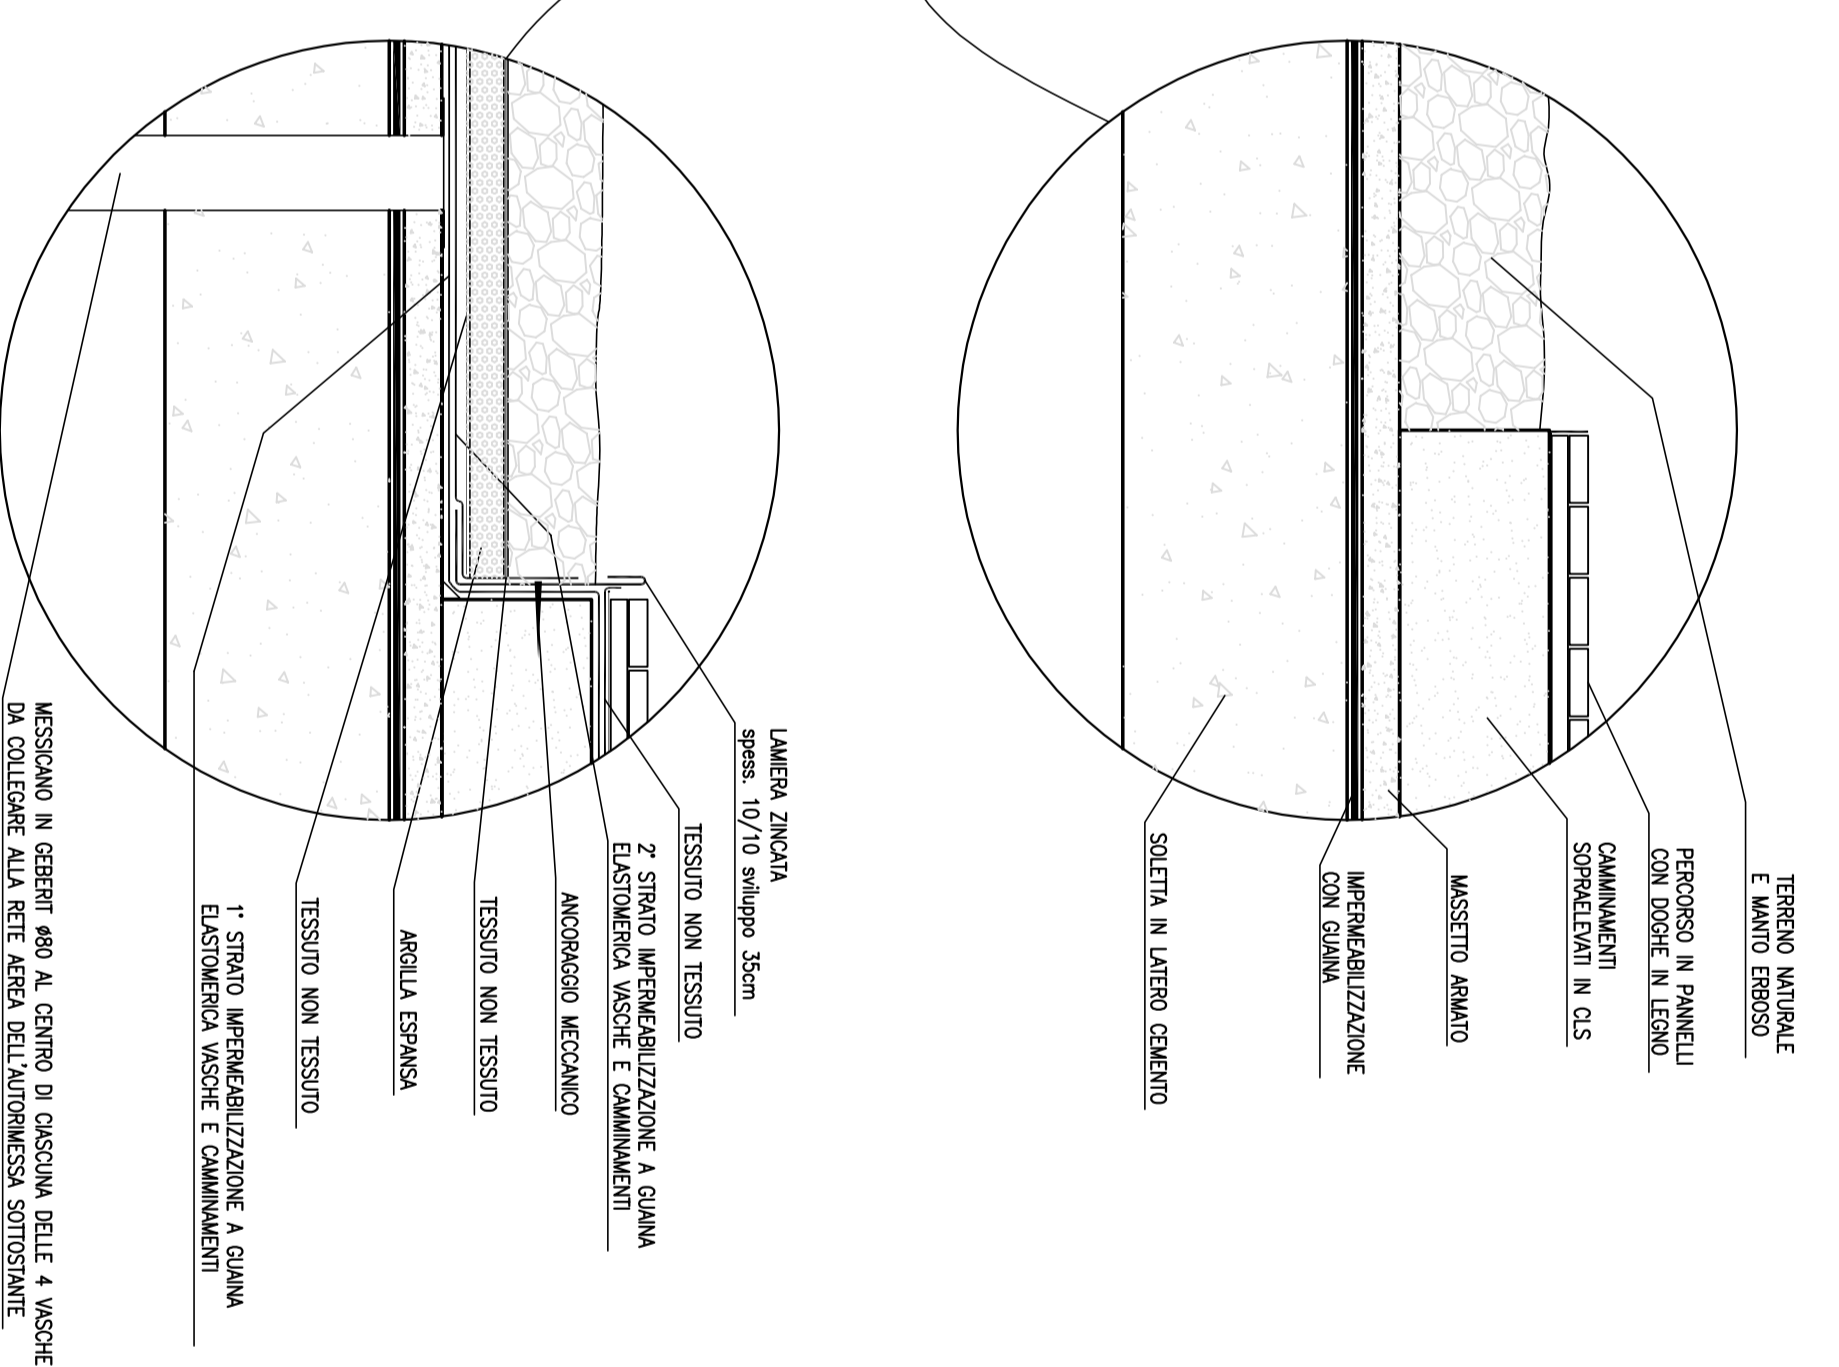

PIANTA AREA VERDE

