



ALLEGATO N° 21 DET. 2011 01268/047

CITTA' DI TORINO

VICE DIREZIONE GENERALE
SERVIZI TECNICI

SETTORE EDILIZIA ABITATIVA PUBBLICA


MANUTENZIONE STRAORDINARIA DIFFUSA
PER MESSA IN SICUREZZA STABILI DEL
PATRIMONIO RESIDENZIALE COMUNALE

LOTTO 2 C.O. 3959

PROGETTISTA: Arch. Alessandra Celoria
PROGETTISTA OPERE STRUTTURALI: Ing. Michele Mocchiola
COLLABORATORI: per.ind. Paolo Molino
Arch. Paola Montresor
Responsabile del Procedimento: ARCH. TIZIANA SCAVINO

PROGETTO ESECUTIVO

OGGETTO		NOME-FILE	Scala	Plot
IMPIANTO ELETTRICO SOTTOTETTO		RIFERIMENTO		
Stabile sito in c.so Lombardia 121 - 123		SCALA		
Pianta Piano Sottotetto		1:100		
		ELABORATO		
		E.8		
REV	MODIFICHE	DATA	DISEGNATORE	
0				
1				
2				

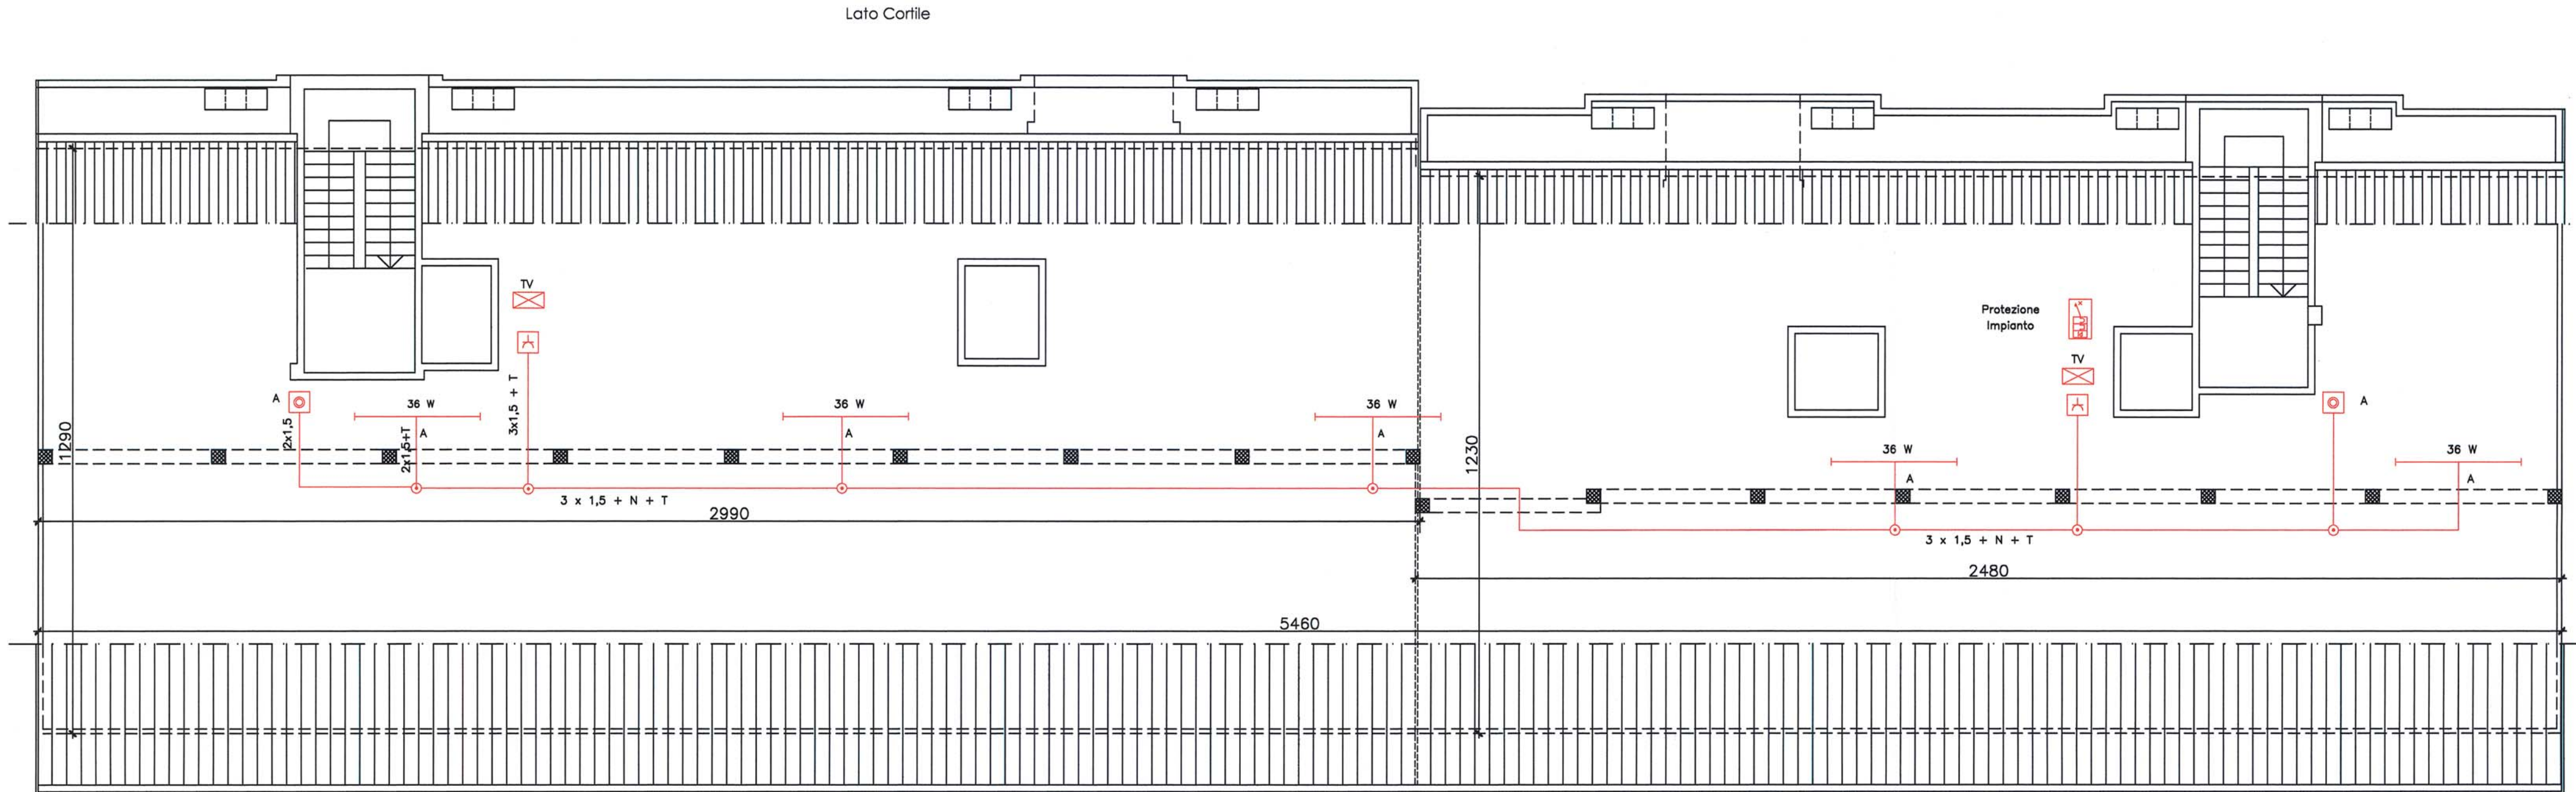

PIANTA PIANO SOTTOTETTO - Scala 1/100