



CITTA' DI TORINO
VICE DIREZIONE GENERALE INGEGNERIA
SERVIZIO EDILIZIA PER LA CULTURA
SERVIZIO EDILIZIA PER IL SOCIALE



ENERGY CENTER

CITTA' DI TORINO

Responsabile del Procedimento:

Progettista delle opere Architettoniche e

Coordinatore Tecnico del Progetto:

Indirizzo e supporto tecnico per l'integrazione
dei sistemi energetici e le innovazioni tecnologiche:

Progettista degli impianti tecnologici:

Progettista delle opere strutturali:

Supporto tecnico per la gestione delle terre e rocce di scavo:

Supporto tecnico per la verifica della qualità ambientale:

Progettista della Sicurezza:

Collaboratori Progettazione Opere Edili e Architettoniche:

Collaboratori Progettazione Impianti Tecnologici:

Collaboratori Progettazione Opere Strutturali:

Professionisti Esterni Supporto Tecnico al Progetto:

POLITECNICO DI TORINO
Servizio Edilizia e Dipartimento di Energia:
Supporto al progetto per illuminotecnica
sistemi energetici e antincendio

Arch. Rosalba STURA

Arch. Corrado DAMIANI

Ing. Carmelo DI VITA

Ing. Alfonso FAMA'

Ing. Flavio AQUILANO

Ing. Elena GRILLONE

Ing. Renzo FAVA

Ing. Donato FERRI

Geom. Claudio MASTELLOTTO

Arch. Germana BARBERIO

Geom. Antonio LA GAMBA

Geom. Claudio MASTELLOTTO

Arch. Simona MONTAFIA

P. I. Marco COCCA

P. I. Sergio CHILURATO

P. I. Francesco FERRARI

P. I. Maurizio GENOVESE

Geom. Luigi BALICE

Geom. Romano RAGO

Ing. Gregorio CANGIALOSI

Dott. Geol. Giuseppe GENOVESE

Arch. Alessia Paola GRIGINIS

Soc. MANENS-TIFS S.p.A.

PROGETTO DEFINITIVO

RETE DEI SOTTOSERVIZI
ILLUMINAZIONE PUBBLICA

Nome_file: RS_04_Architettura_illuminazione.dwg

Scala Plot


Scala 1:1000

EMISSIONE 28/06/2012

REVISIONE MARZO_2013

RS-04

ELABORATO

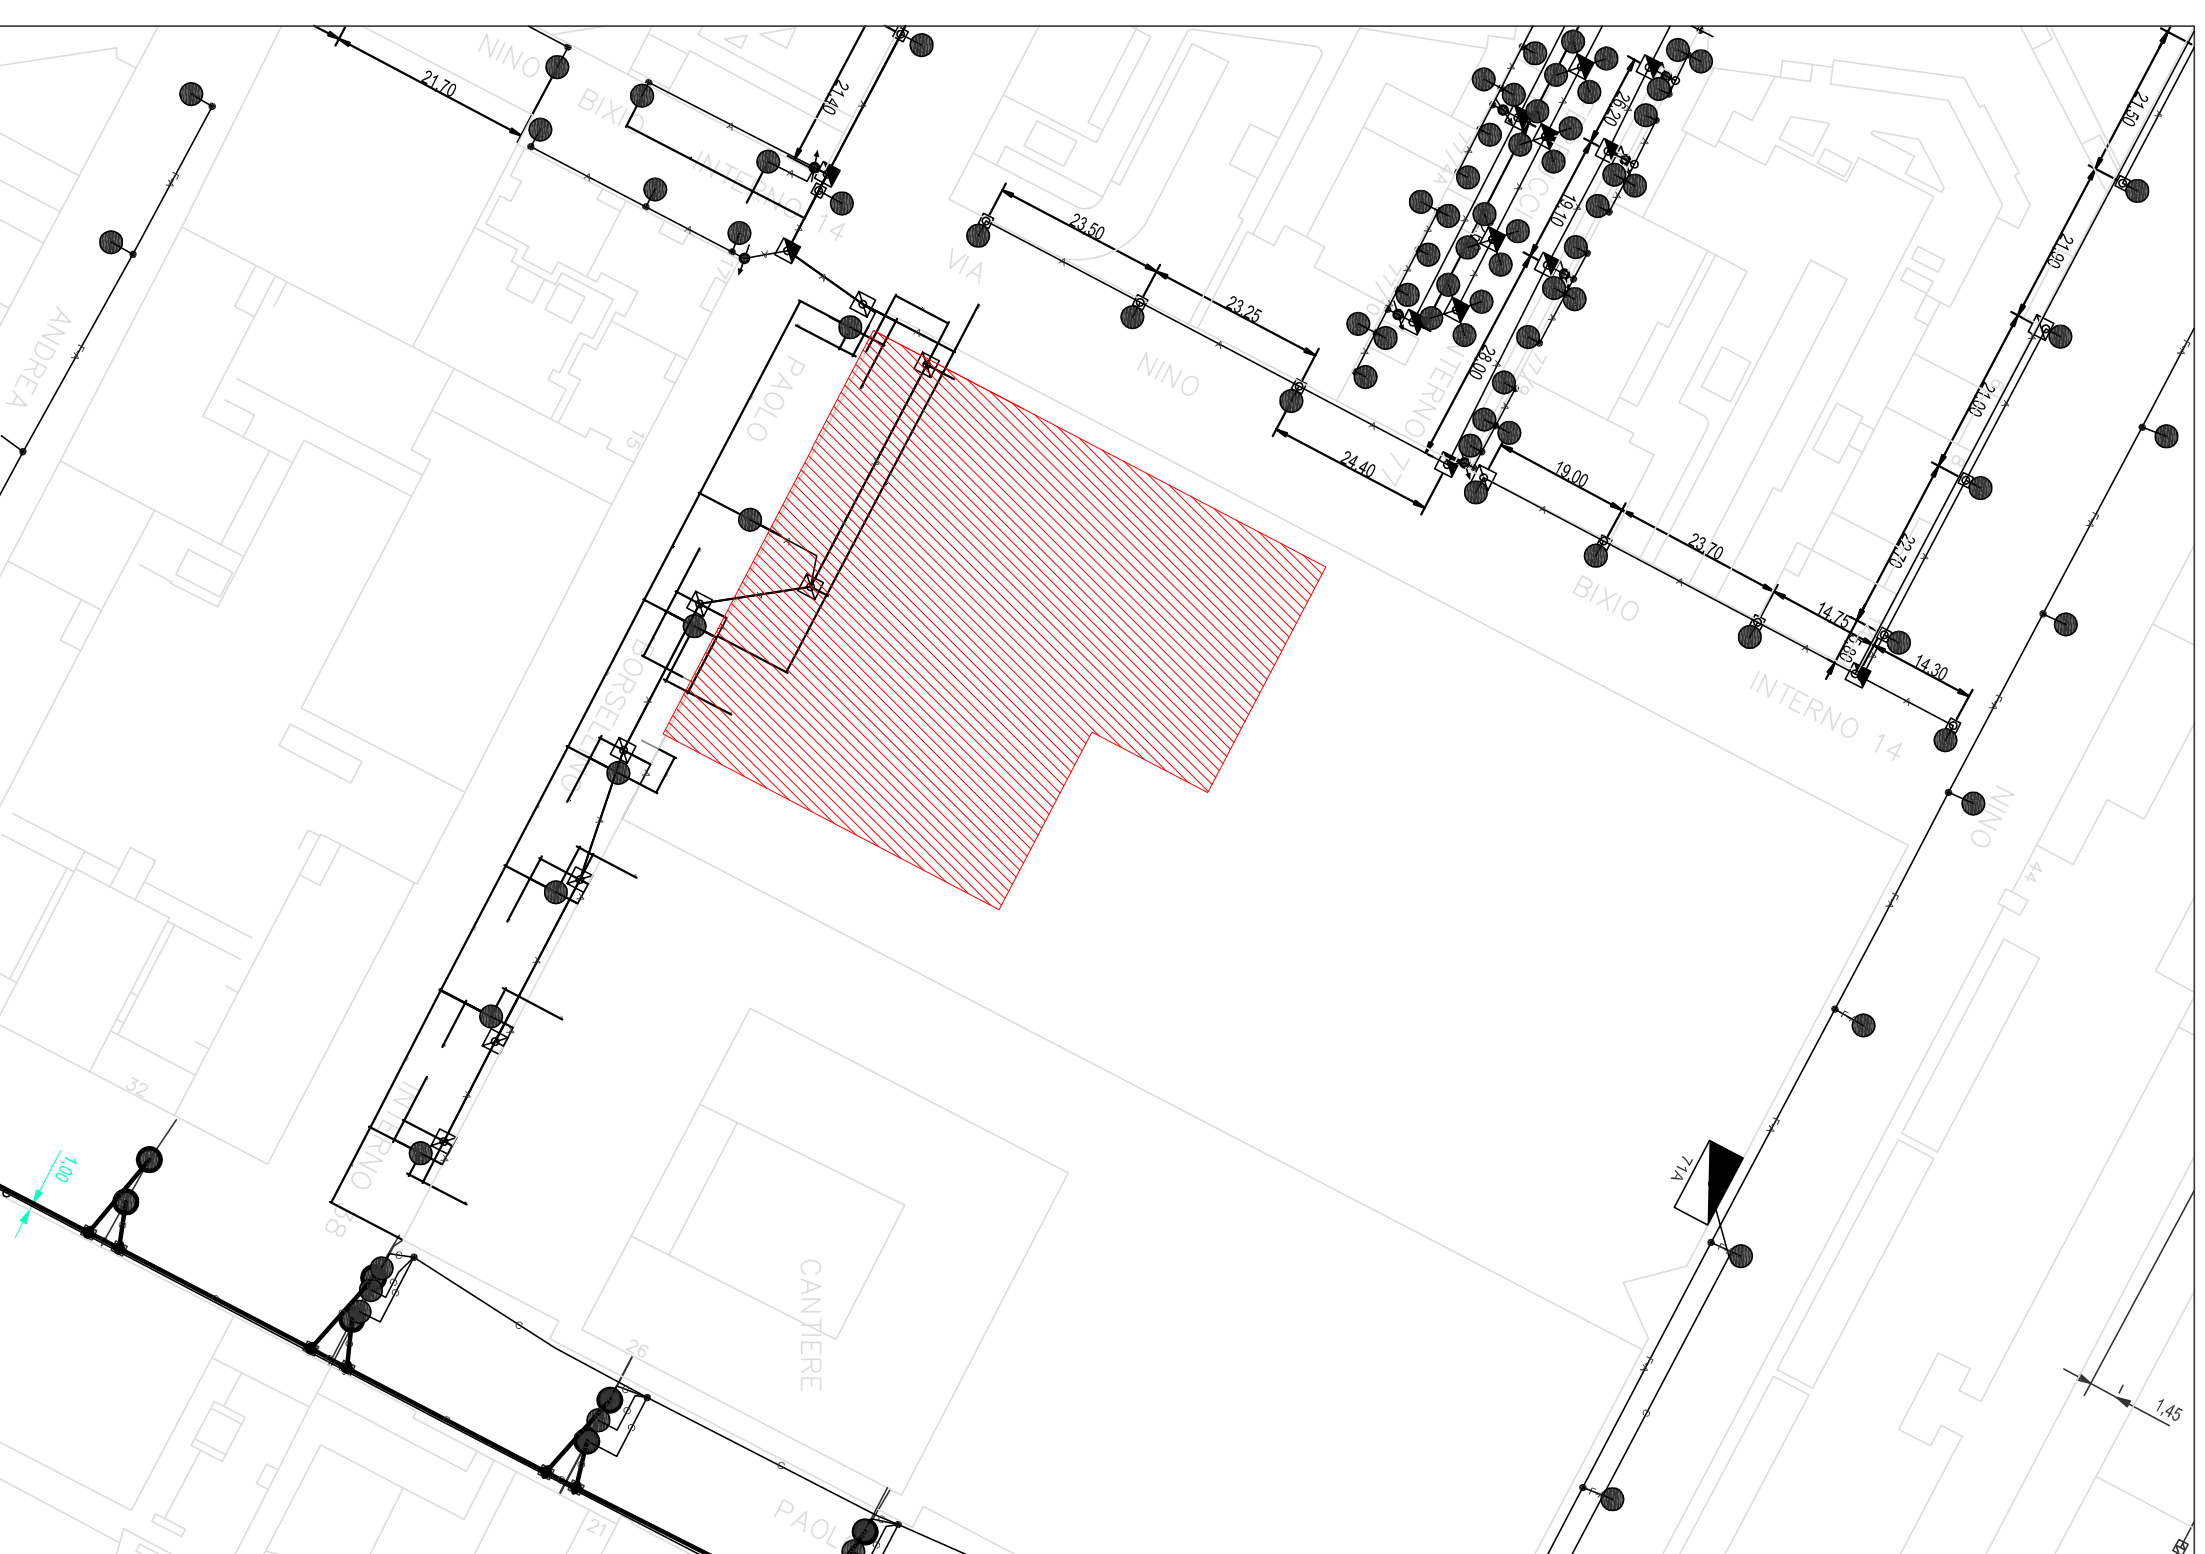

LEGENDA

IMPIANTI PRESENTI SU SIT

ILLUMINAZIONE PUBBLICA

linea continua = cavo

linea tratteggiata = linea aerea

tutte le linee colorate sono linee in servizio

linea ABBANDONATA