



CITTA' DI TORINO
VICE DIREZIONE GENERALE INGEGNERIA
 SERVIZIO EDILIZIA PER LA CULTURA
 SERVIZIO EDILIZIA PER IL SOCIALE



ENERGY CENTER

CITTA' DI TORINO

Responsabile del Procedimento:

Progettista delle opere Architettoniche e

Coordinatore Tecnico del Progetto:

Indirizzo e supporto tecnico per l'installazione

dei sistemi energetici e le innovazioni tecnologiche:

Progettista degli impianti tecnologici:

Progettista delle opere strutturali:

Supporto tecnico per la gestione delle terre e roccia di scavo:

Supporto tecnico per la verifica della qualità ambientale:

Progettista della Sicurezza:

Collaboratori Progettazione Opere Edili e Architettoniche:

Collaboratori Progettazione Impianti Tecnologici:

Collaboratori Progettazione Opere Strutturali:

Professionisti Esterni Supporto Tecnico al Progetto:

POLITECNICO DI TORINO
 Servizio Edilizia e Dipartimento di Energia:

Arch. Rosalba STURA

Arch. Corrado DAMIANI

Ing. Carmelo DI VITA

Ing. Alfonso FAMA*

Ing. Flavio AQUILANO

Ing. Elena GRILLONE

Ing. Renzo FAVA

Ing. Donato FERRI

Geom. Claudio MASTELLOTTO

Arch. Germana BARBERIO

Geom. Antonio LA GAMBA

Geom. Claudio MASTELLOTTO

Arch. Simona MONTAFIA

P.I. Marco COCCA

P.I. Sergio CHIRURATO

P.I. Francesco FERRARI

P.I. Maurizio GENOVESE

Geom. Romano BAJO

Geom. Luigi BALUCE

Ing. Gergorio CANGIALOSI

Aut. Geol. Sestapgeoloms

Aut. Geol. Sestapgeoloms

Soc. MAIENS-TFS S.p.A.

Supporto al progetto per l'illuminotecnica

sistemi energetici e antincendio

PROGETTO DEFINITIVO

RETE DEI SOTTOSERVIZI - PARCHEGGIO ESISTENTE

IMPIANTI MECCANICI RETE DI SCARICO ACQUE
METEORICHE, IDRICO E ANTINCENDIO

EMMISSIONE MARZO 2013

REVISIONE


Nome file:
 RS-09_mecanico_parcheggio.dwg

Scala plot:

Scala: 1:500

RS-09

ELABORATO

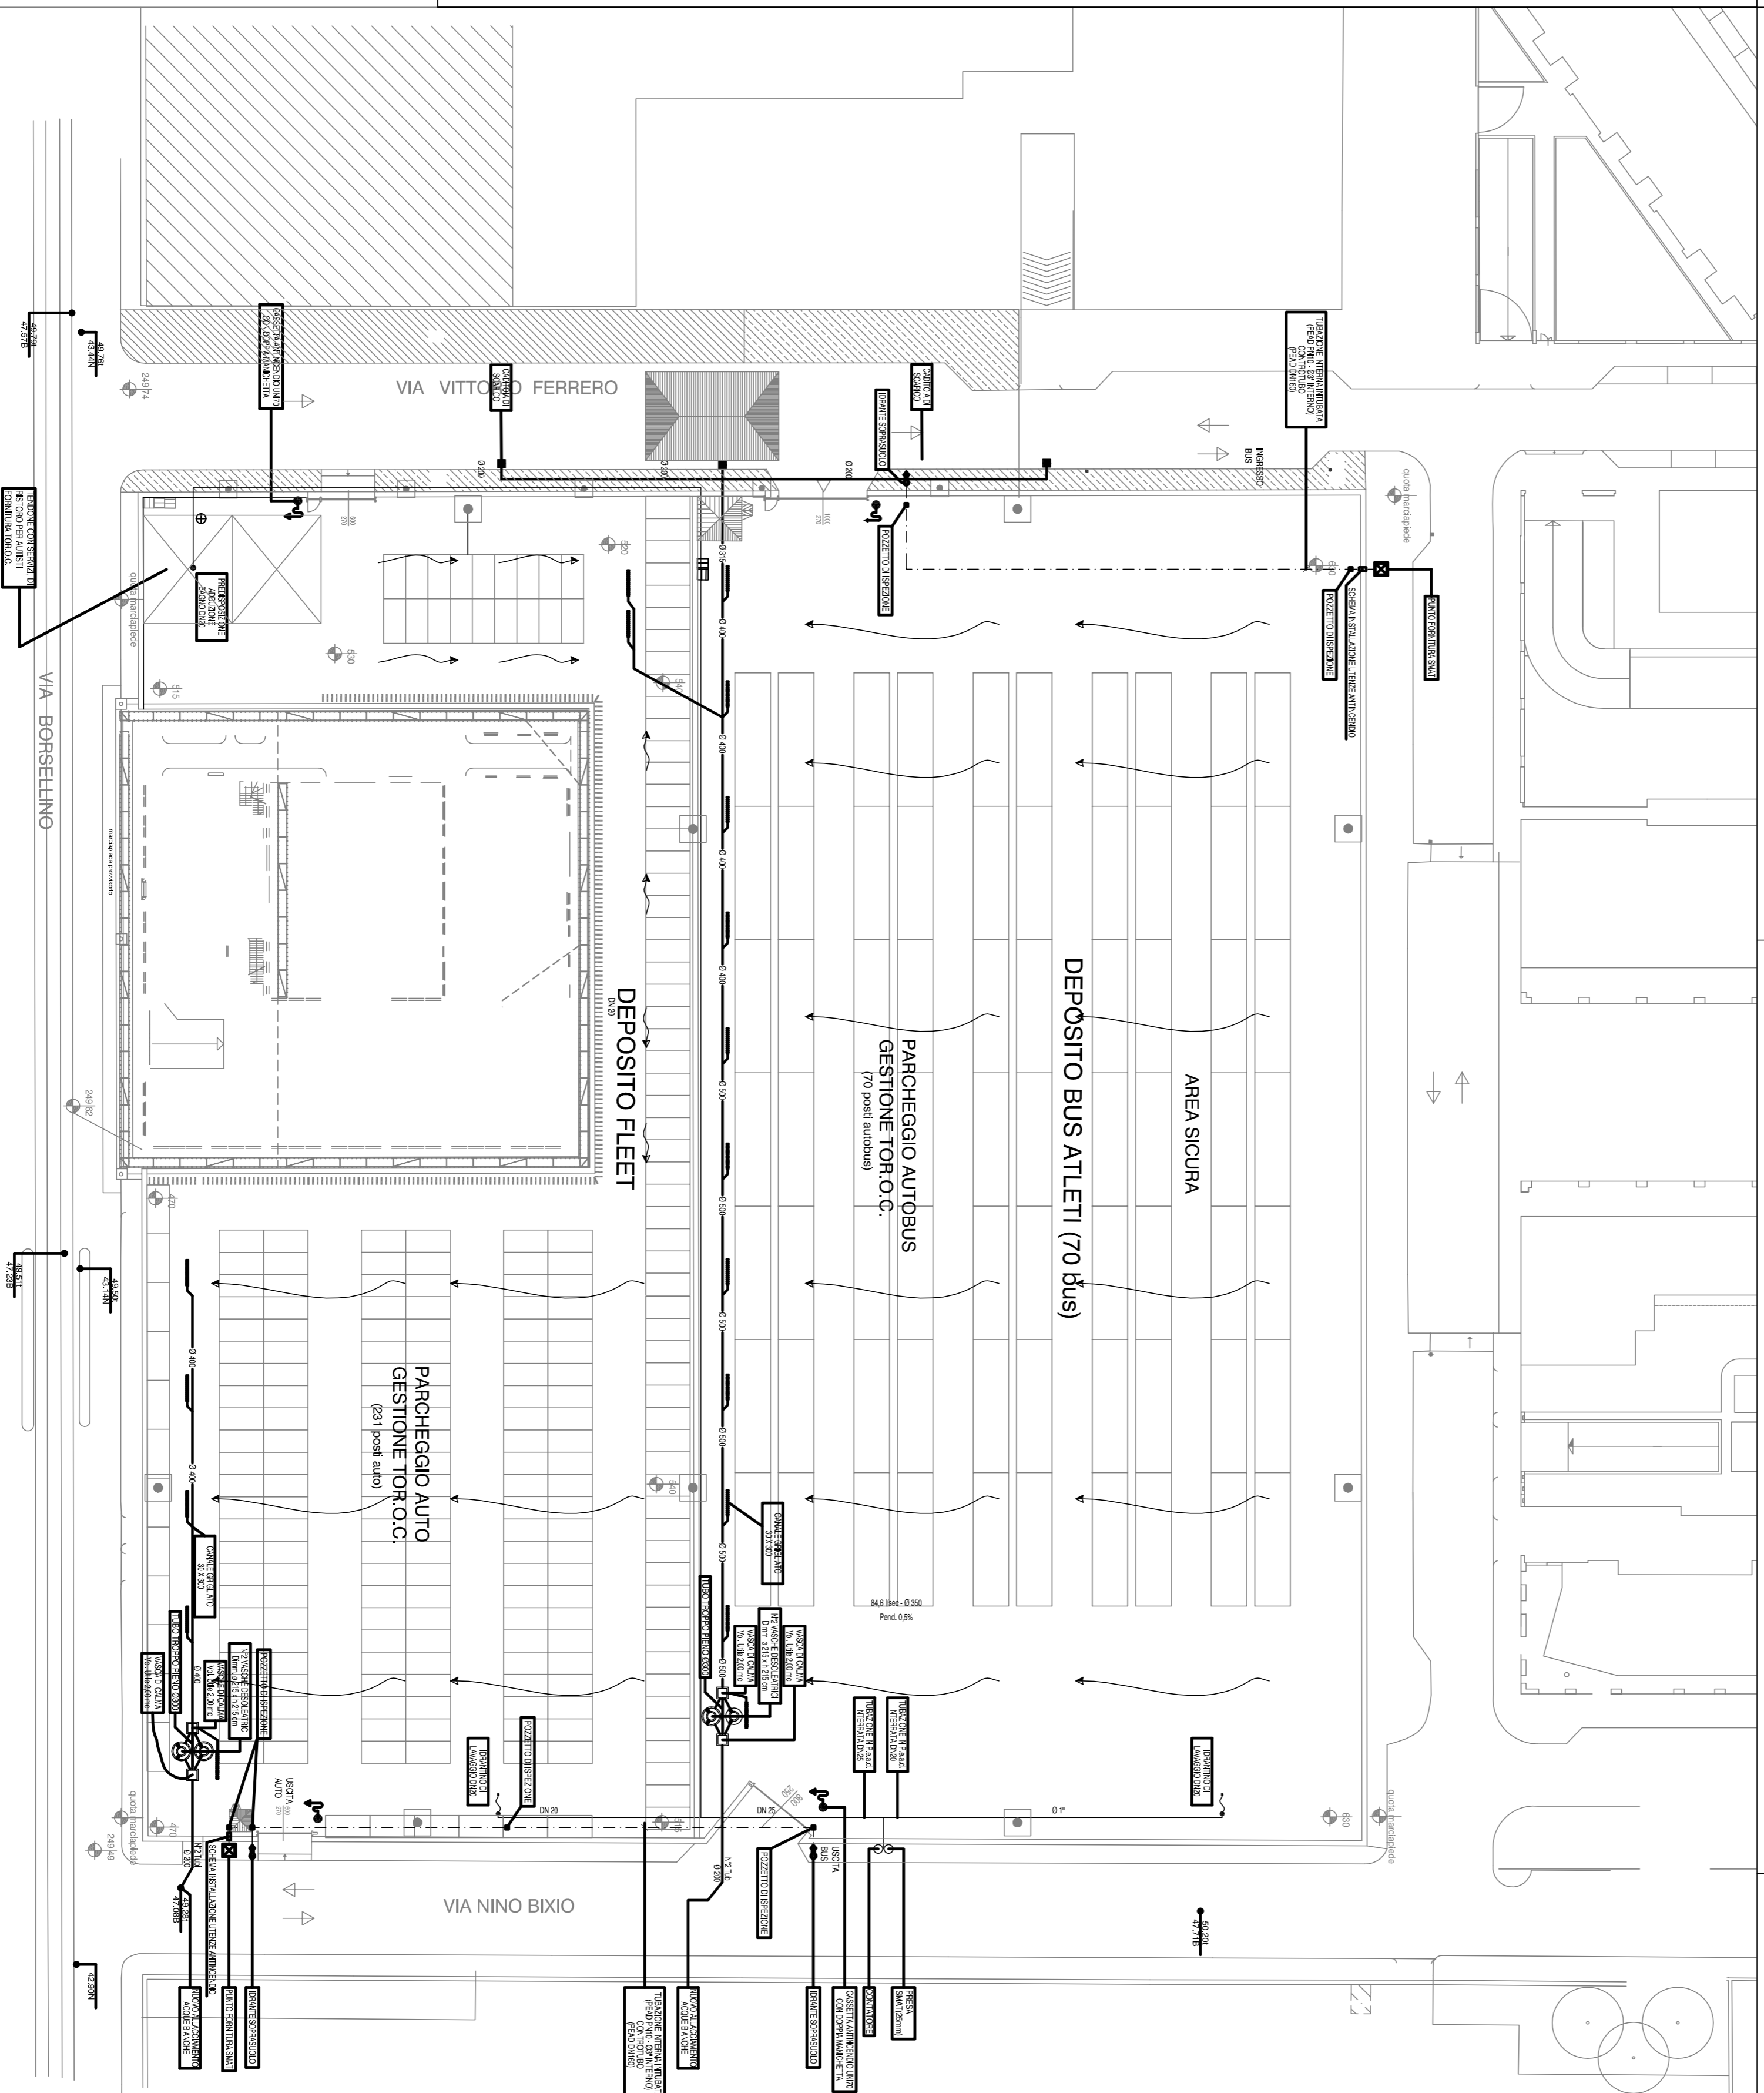

LEGENDA

	TUBAZIONE RETE ADDUZIONE ACQUA IN P.A.A.L.
	TUBAZIONE RETE DI SCARICO ACQUA METEORICHE IN P.A.A.L.
	TUBAZIONE RETE ANTINCENDIO IN P.A.A.L.
	GRIGLIA DI RACCOLTA ACQUE METEORICHE DIM. Ø1000
	IN GRIGIA PASTE SU POZZETTI PERIFERICI
	CASSETTA ANTINCENDIO UNICO CON OPERA MANICHELLA
	IDRANTE SOSPESO IN GRIGIA DIM. Ø80 DIE SPOCCHIUMI 70
	CON SCARICO AUTOMATICO ANTIBLO.
	VASCA PESO ESATTOE - Dim. 0,215 x 1,215 dm
	*PASTIGLIEC Cod. 9519 At. 0003
	VASCA DI CALDA VOLUME DIM. 2,00 mc
	CANALE GERGLATO 30x30
	POZZETTO DI VERIFICA

SCHEMA INSTALLAZIONE TIPO PER UTENZE ANTINCENDIO

