



CITTA' DI TORINO

Allegato N°.07

VICE DIREZIONE GENERALE INGEGNERIA
DIVISIONE VERDE PUBBLICO ED EDIFICI MUNICIPALI
SERVIZIO EDIFICI MUNICIPALI

Manutenzione Straordinaria Sedi Comando Provinciale Vigili del Fuoco corso Regina Margherita 330 e via Corradino 5

Gruppo di lavoro civico ufficio tecnico:
Ing. Laura IDRAME
P.I. Mauro RAMONDO

Progetto architettonico
Ing. Laura IDRAME

Progetto impianti fluidodinamici
P.I. Mauro RAMONDO

Coordinam. della sicurezza in fase di
progettazione ai sensi D.L. 81/08
Ing. Laura IDRAME

Responsabile del procedimento e
Dirigente Settore Tecnico
Arch. Donat SARDI

PROGETTO DEFINITIVO

OGGETTO
COMANDO CORSO REGINA MARGHERITA 330
SERVIZI IGIENICI PIANO AMMEZZATO


NOME-FILE Scada Piel
SCALA
1:20

1:50


ELABORATO
A-02

REV.	MODIFICHE	DATA	DISEGNATO	CONTROLLATO
0	EMISSIONE	nov. 2013	IL	
1				
2				
3				
4				


PLANIMETRIA D'INQUADRAMENTO

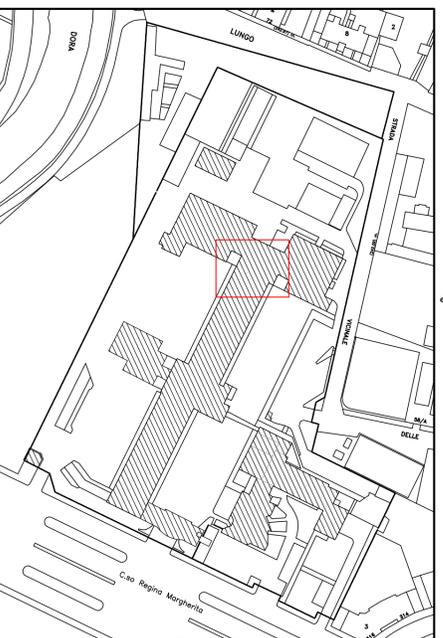


Stato di fatto

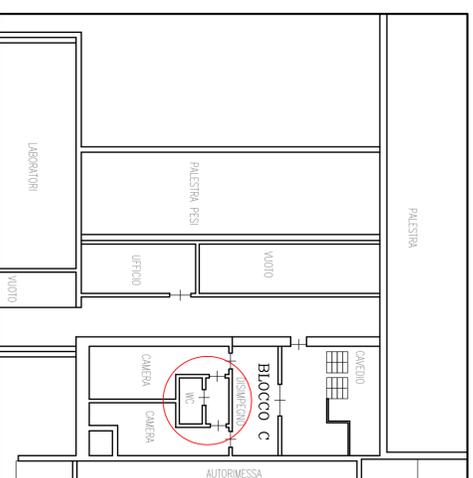


Progetto architettonico

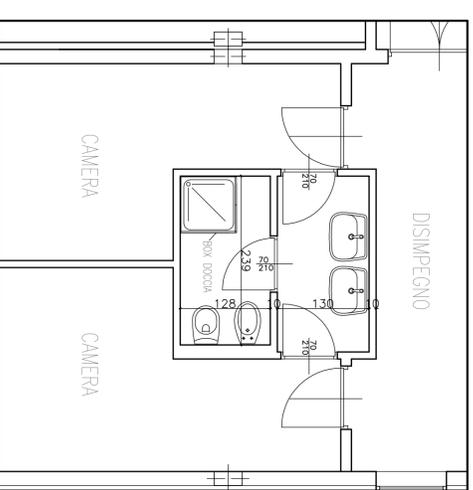


Nuovo impianto adduzione idrica

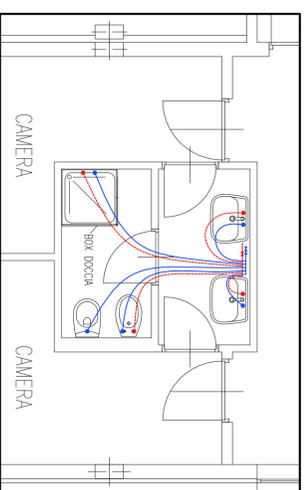


Nuovo impianto elettrico

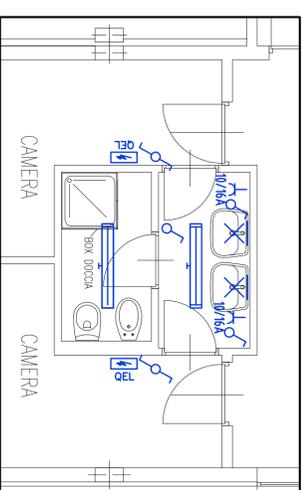

Nuova rete di scarico

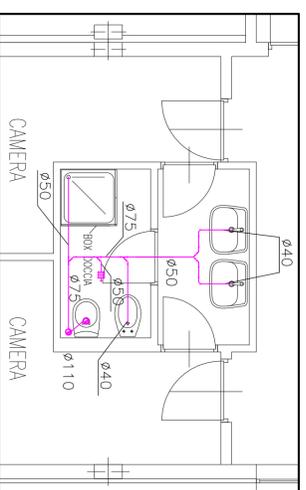

Nuovo impianto estrazione aria

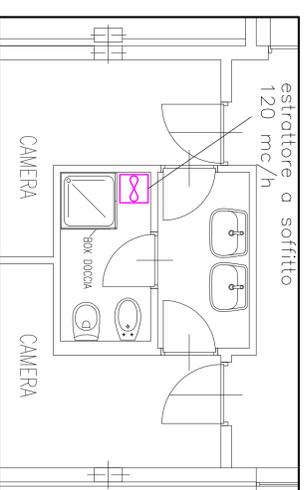

LEGENDA ADDUZIONE ACQUA



LEGENDA SCARICHI FOGNATURE NERE



LEGENDA IMPIANTI ELETTRICI

