

# CITTA' DI TORINO

VICE DIREZIONE GENERALE INGEGNERIA  
DIREZIONE VERDE PUBBLICO  
ED EDIFICI MUNICIPALI  
SERVIZIO EDIFICI MUNICIPALI

MANUTENZIONE STRAORDINARIA DIFFUSA 2013  
CIRCOSCRIZIONI 1-10  
C.4  
VIA SACCARELLI 18


Progettista architettonico e coordinatore della sicurezza in fase di progettazione:  
**MAFFIOTTO arch. Giovanni**  
Progettista impianti fluido meccanici:  
**RAMONDO p.i. Mauro**

Collaboratori:  
**GIACOMINI geom. Federico**  
**CASTALDO geom. Pasquale**  
Progettista impianti elettrici e speciali:  
**ALBERTINETTI p.i. Uliano**


Responsabile del procedimento  
e Dirigente Servizio Tecnico: **SARDI arch. Dario**

## PROGETTO DEFINITIVO


OGGETTO		NOME-FILE		Scala
ESTRATTO PRGC, ESTRATTO CARTA TECNICA, FOTOGRAFIE, PIANTE E PARTICOLARE		18000010		1=10
		RIFERIMENTO		0000
		SCALA		VARIE
REV	MODIFICHE	DATA	DISEGNATORE	
0	EMISSIONE	NOV. 2013	CASTALDO geom. Pasquale	
1				
2				
3				
4				
5				

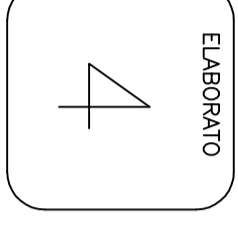

ESTRATTO PRGC

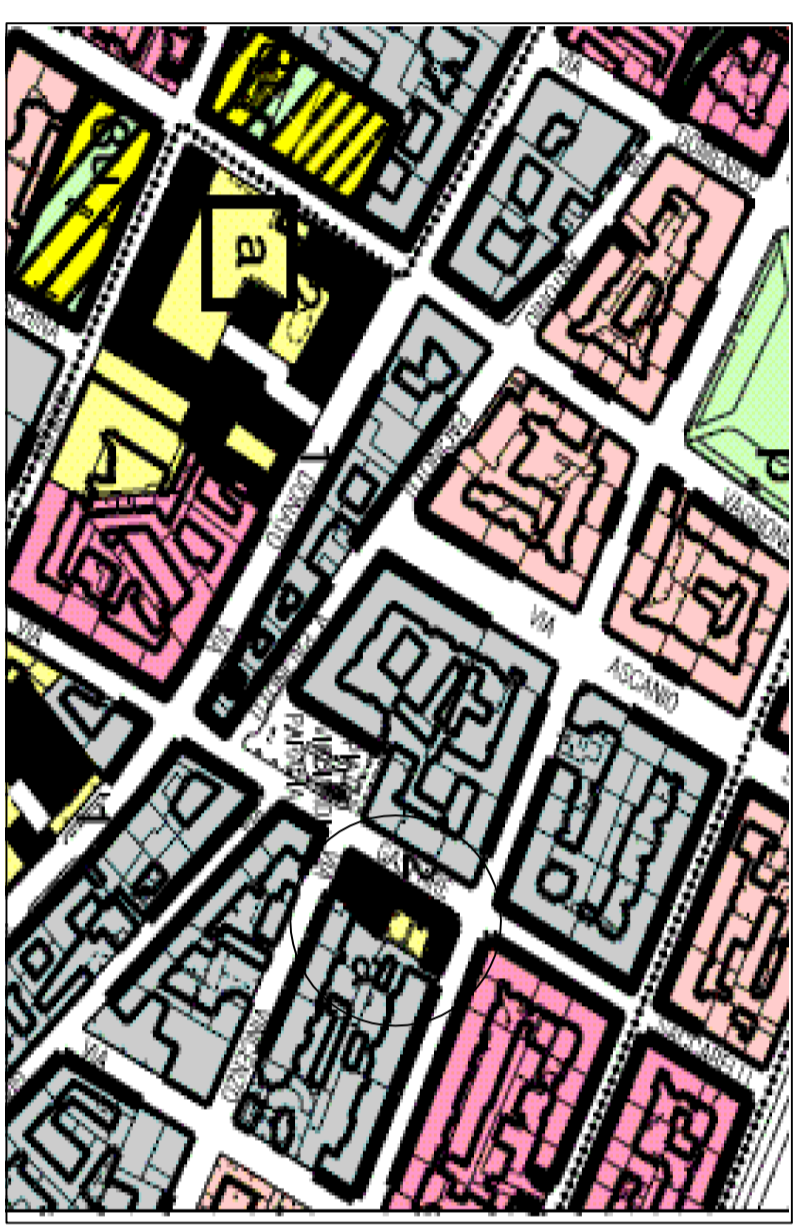

ESTRATTO CARTA TECNICA

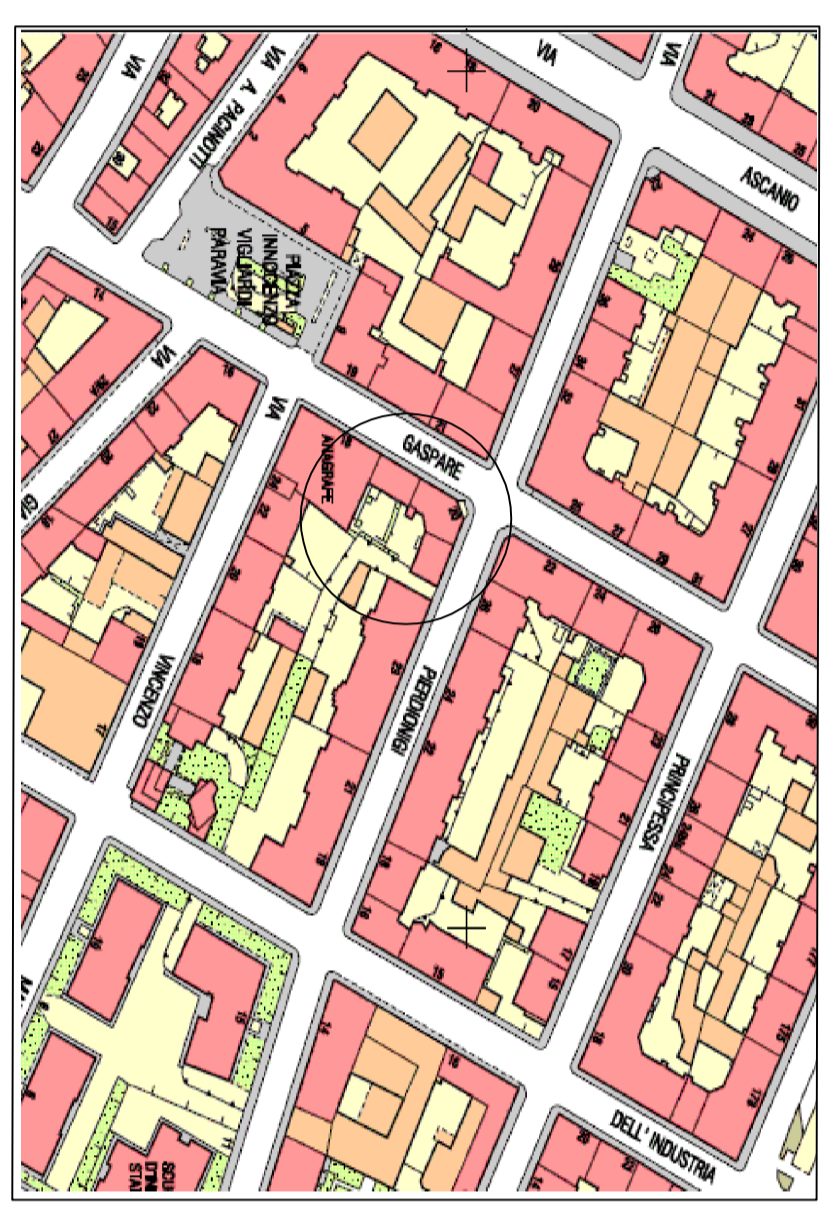

DOCUMENTAZIONE FOTOGRAFICA




### DEMOLIZIONI

- RIMOZIONE DELLA COPERTINA IN C/LS
- DEMOLIZIONE DELLA RECINZIONE IN MURATURA


### RIPIRISTINI

- RIPRISTINO DELLE LESIONI SU MURETO
- FORNITURA E POSA DI RETE A MAGLIA ZINCATATA E PLASTICATA

PIANTA PIANO TERRA scala 1:200

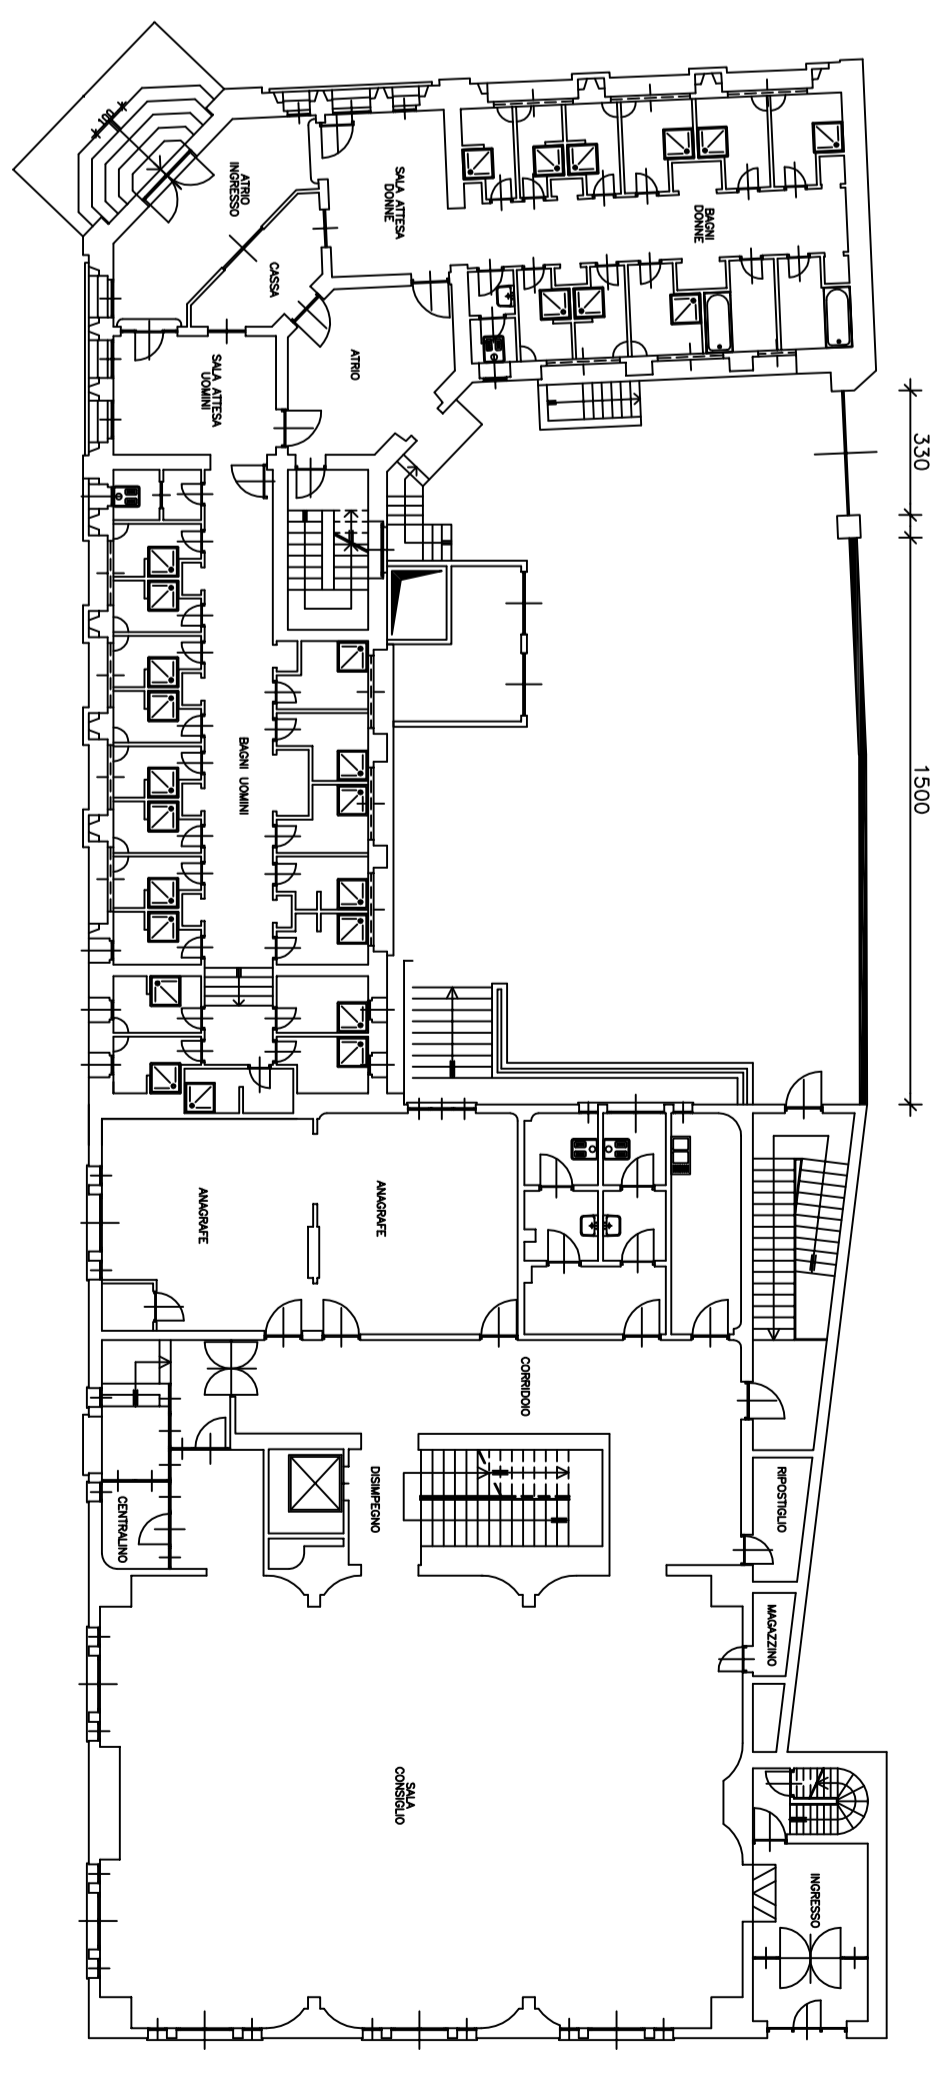

PARTICOLARE RECINZIONE ESISTENTE

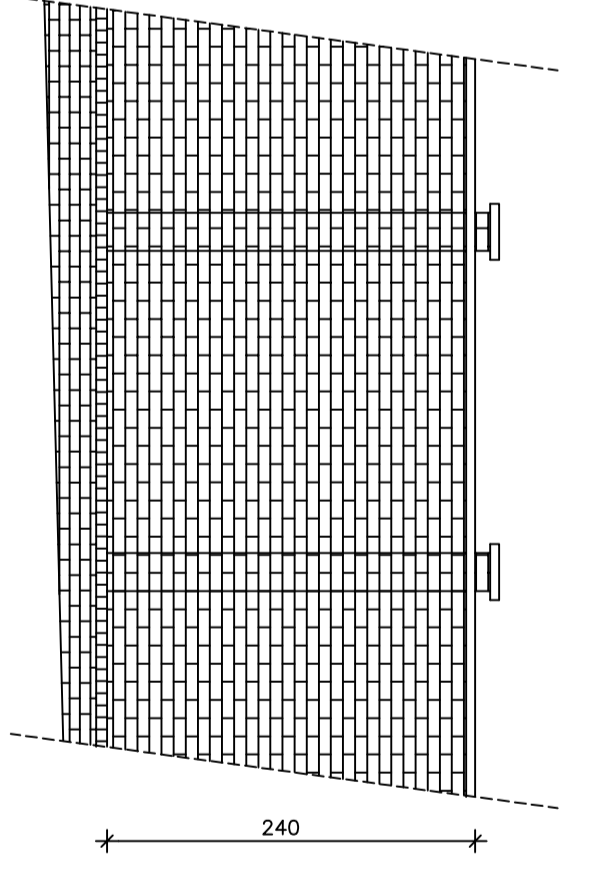

PARTICOLARE NUOVA RECINZIONE

