



CITTA' DI TORINO

Allegato N°.

DIREZIONE EDIFICI MUNICIPALI, PATRIMONIO E VERDE
SERVIZIO EDIFICI MUNICIPALI

Manutenzione Straordinaria Sedi Comando Provinciale Vigili del Fuoco

Gruppo di lavoro civico ufficio tecnico:
Ing. Laura IDRAME
P.I. Mauro RAMONDO

Progetto architettonico
Ing. Laura IDRAME

Progetto impianti fluidodinamici
P.I. Mauro RAMONDO

Coordinam. della sicurezza in fase di
progettazione ai sensi D.L. 81/08
Ing. Laura IDRAME

Responsabile del procedimento e
Dirigente Servizio Tecnico
Arch. Donato SARDI

PROGETTO DEFINITIVO

OGGETTO
COMANDO CORSO REGINA MARGHERITA 330
SERVIZI IGIENICI PIANO AMMEZZATO


NOME-FILE Scada Piel
SCALA
1:20

1:50


ELABORATO
A-02

| REV. | MODIFICHE | DATA | DISEGNATO | CONTROLLATO |
|------|-----------|------------|-----------|-------------|
| 0 | EMISIONE | 04/11/2014 | IL | |
| 1 | | | | |
| 2 | | | | |
| 3 | | | | |
| 4 | | | | |


PLANIMETRIA D'INQUADRAMENTO

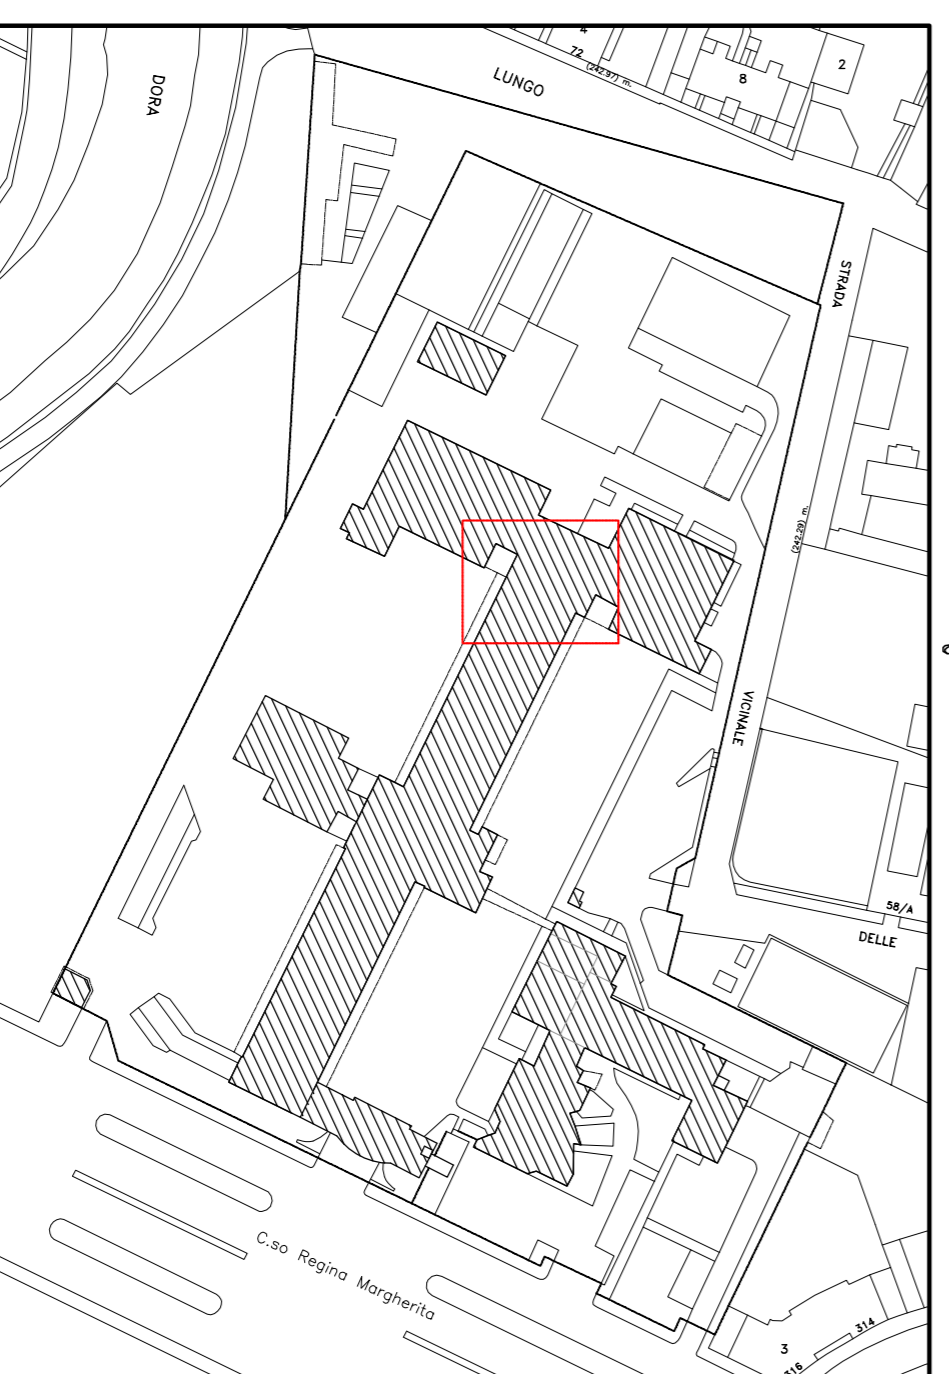


Stato di fatto

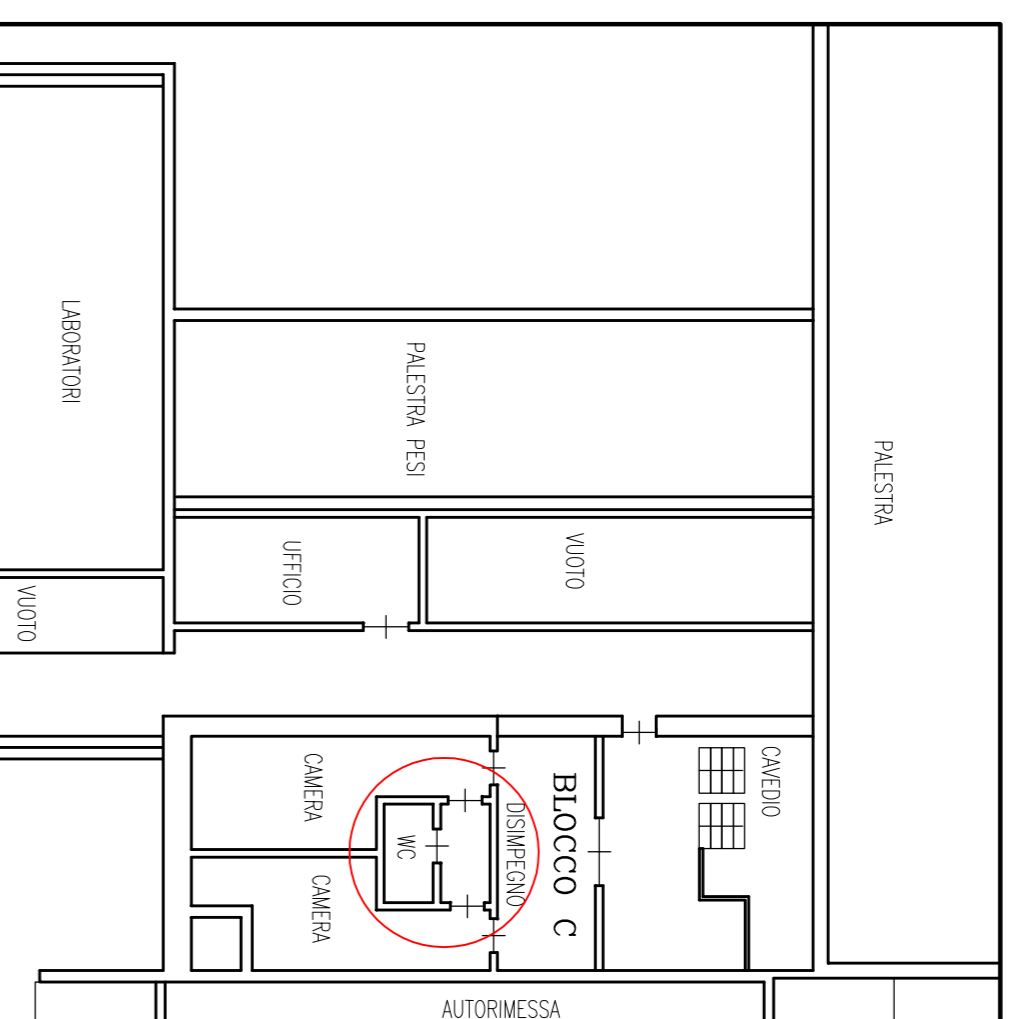


Progetto architettonico

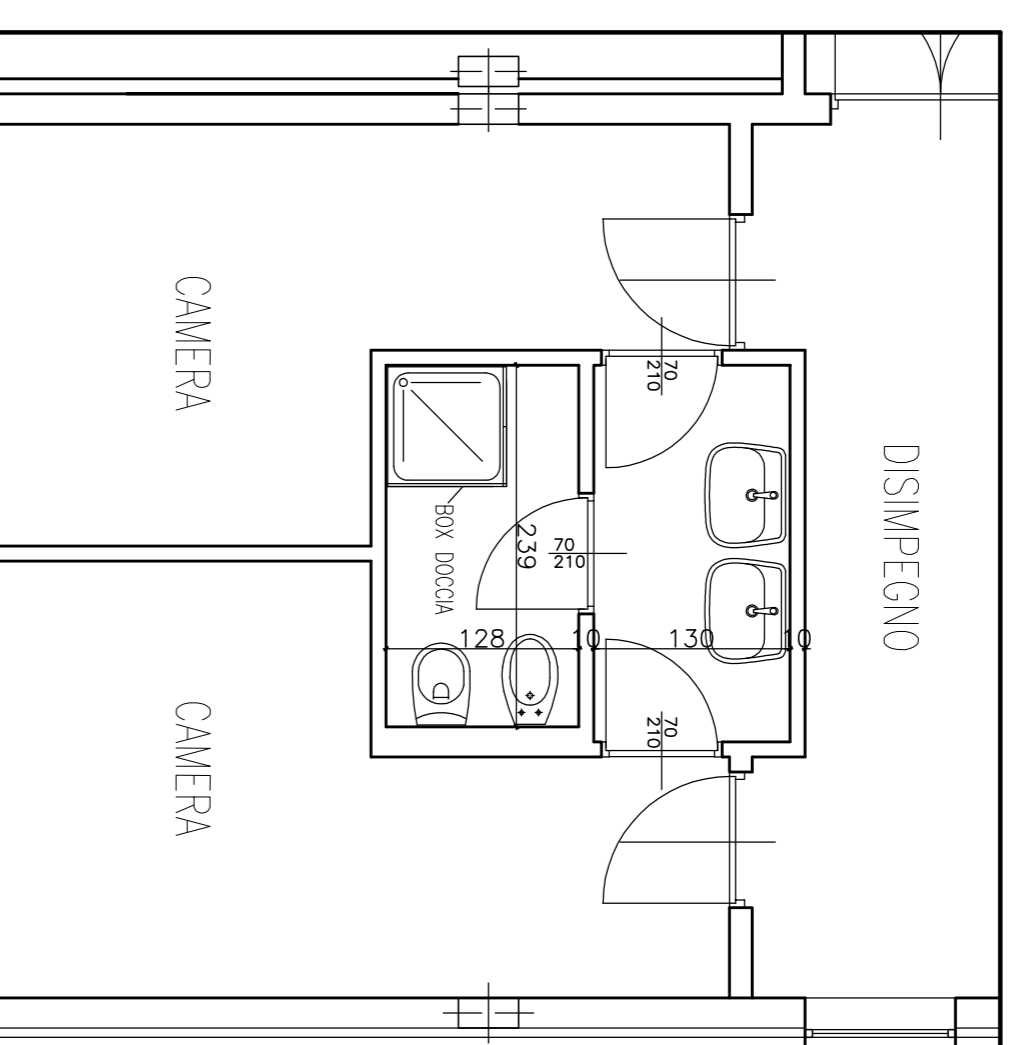


Nuovo impianto adduzione idrica

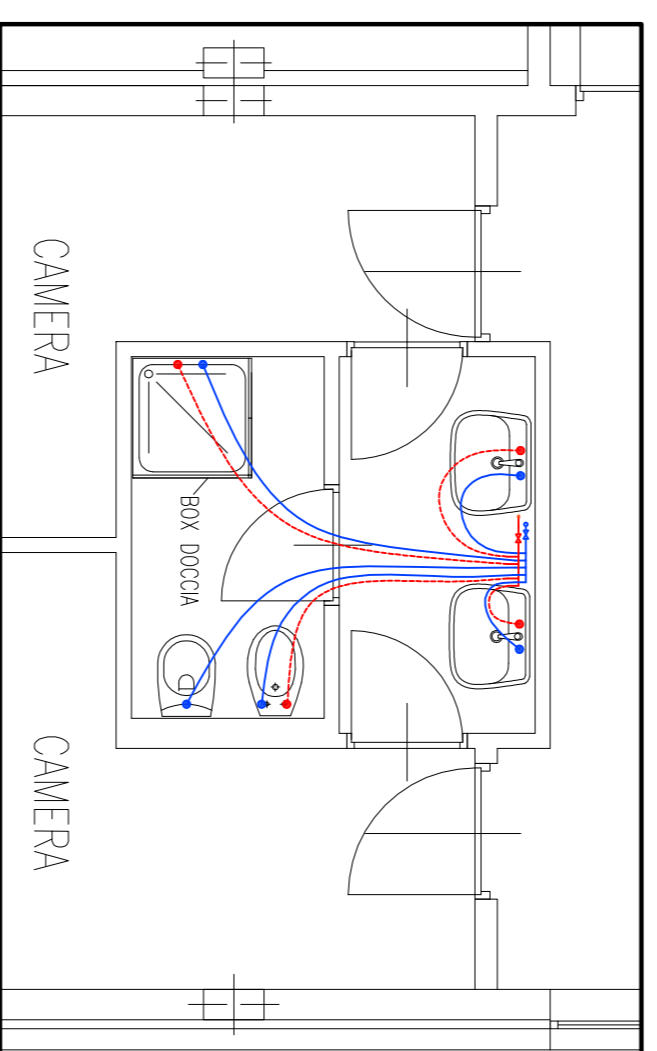


Nuovo impianto elettrico

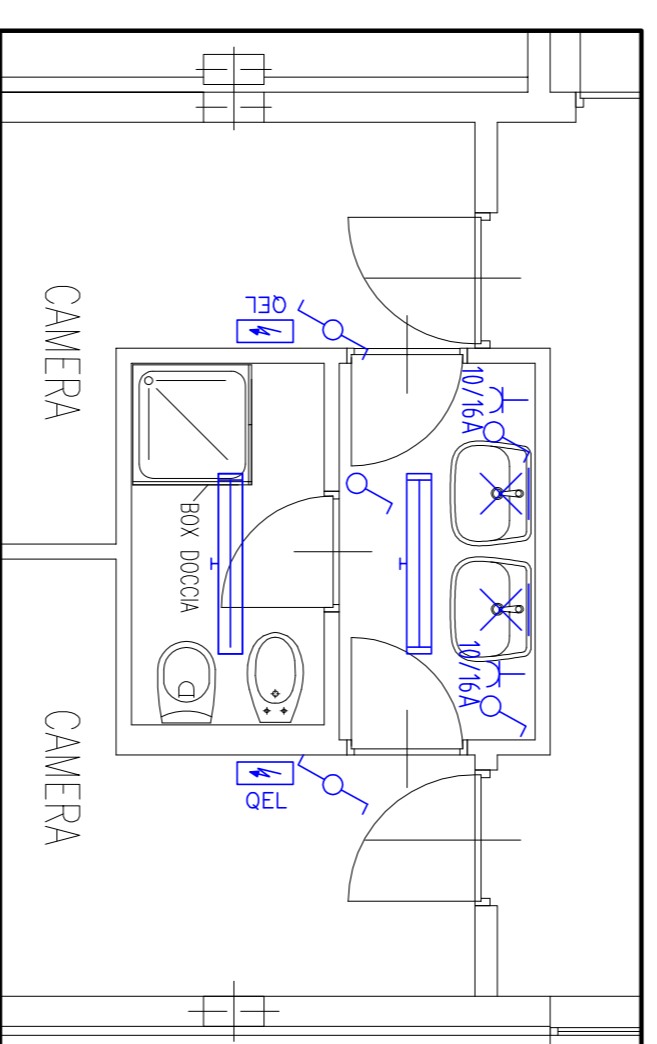


Nuova rete di scarico

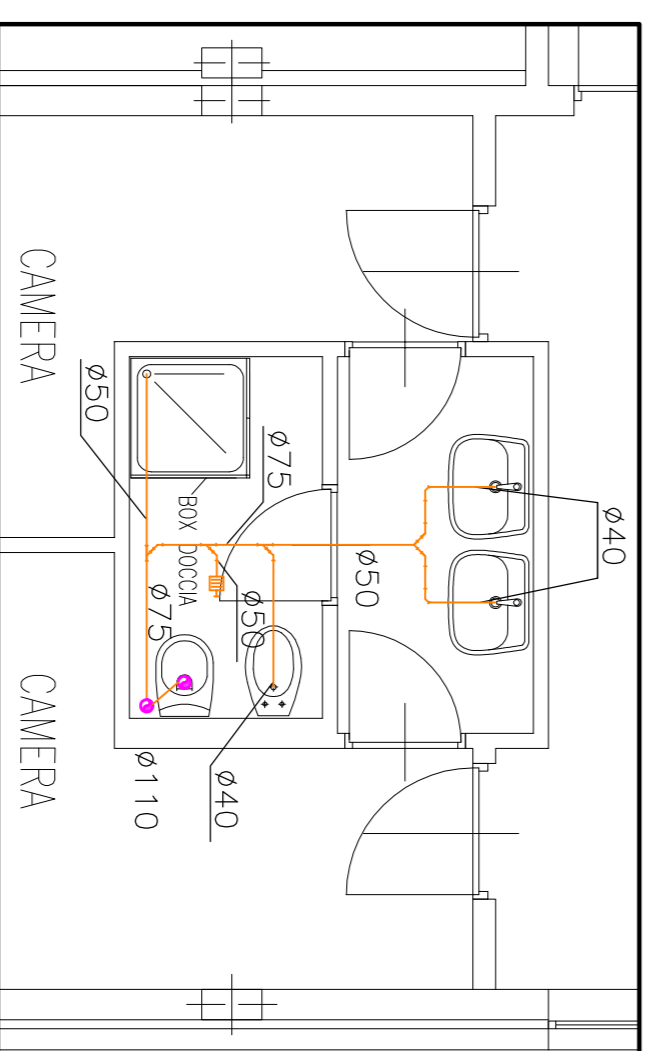


Nuovo impianto estrazione aria

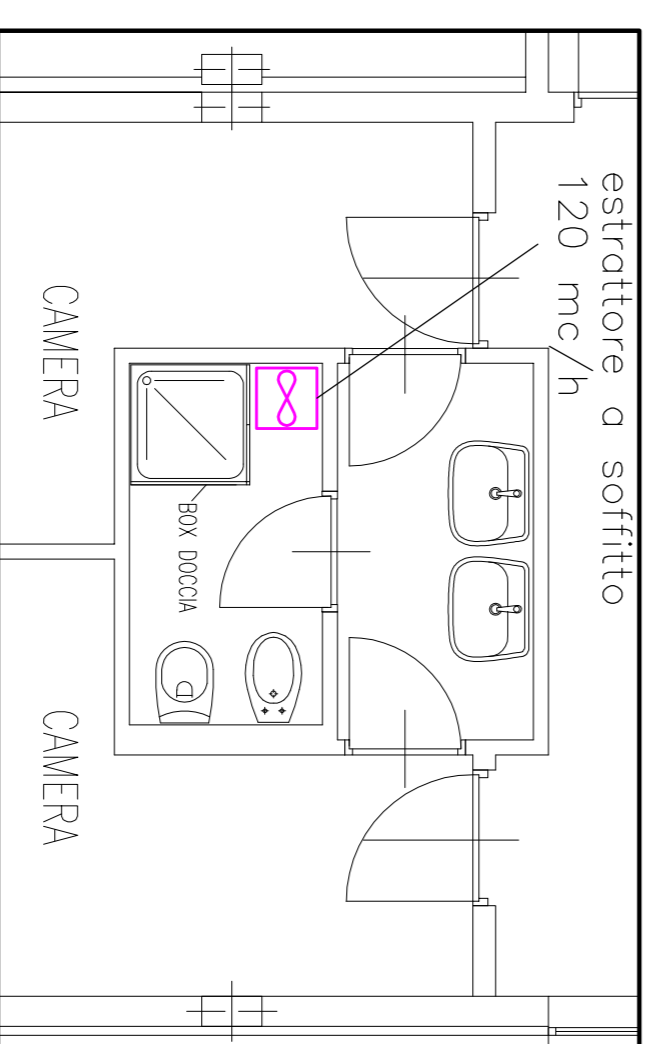

LEGENDA ADDUZIONE ACQUA

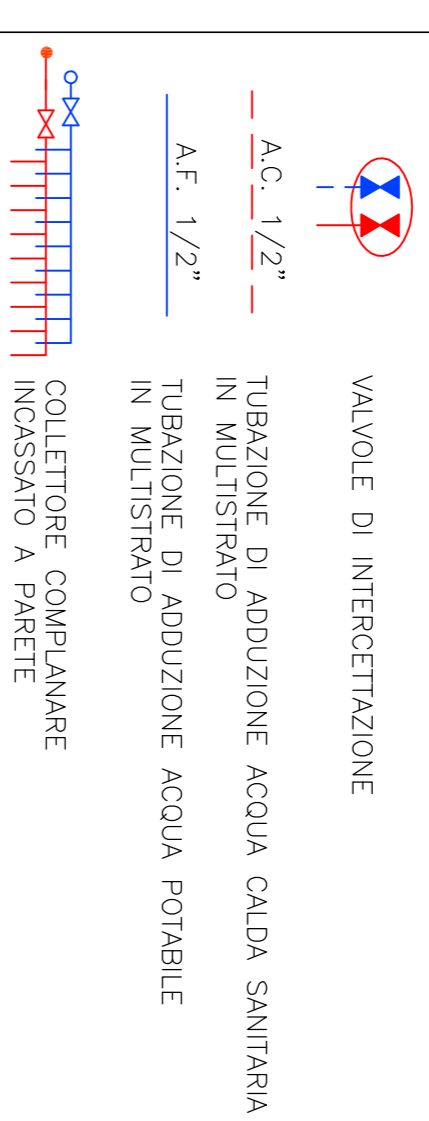

LEGENDA SCARICHI FOGNATURE NERE

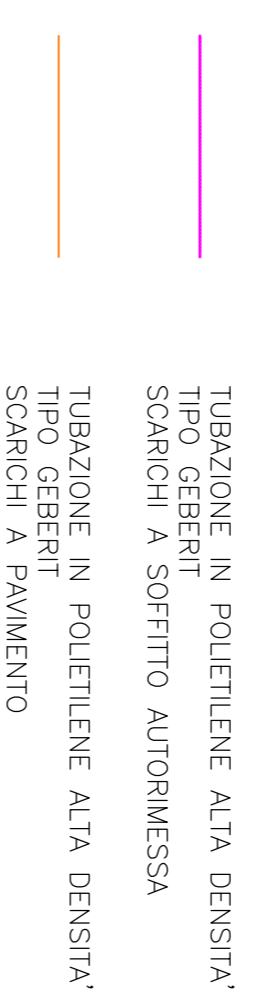

LEGENDA IMPIANTI ELETTRICI

