



All. 13

1603312/63

CITTA' DI TORINO

VICE DIREZIONE GENERALE INGEGNERIA
DIREZIONE SERVIZI TECNICI PER L'EDILIZIA PUBBLICA

SERVIZIO EDILIZIA ABITATIVA PUBBLICA E PER IL SOCIALE

MANUTENZIONE STRUTTURE PER L'ASSISTENZA, BENEFICIENZA
PUBBLICA E SERVIZI DIVERSI ALLA PERSONACUP C14E14004150004
CODICE OPERA 4038RESPONSABILE DEL PROCEDIMENTO:
arch. Corrado DAMIANICOORDINATORE DELLA SICUREZZA:
geom. Claudio MASTELLOTTOPROGETTISTA:
arch. Lina MUNARICOLLABORATORI:
arch. Simona MONTAFIA
geom. Vincenzo TORTOMANO

PROGETTO ESECUTIVO

OGGETTO

Via Monfalcone n.172
PIANTA PIANO PRIMO
PIANTA PIANO SECONDO
PROSPETTI E SEZIONE

NOME-FILE

4038_monfa_07

Scala Plot

1:1

RIFERIMENTO

4038_2015

SCALA

1:100

REV	MODIFICHE	DATA	DISEGNATORE
0			
1			
2			
3			
4			
5			

ELABORATO

07

MANUTENZIONE STRUTTURE PER L'ASSISTENZA, BENEFICIENZA
 PUBBLICA E SERVIZI DIVERSI ALLA PERSONA


CUP C14E1404130004
 CODICE OTRPA 4038

RESPONSABILE DEL PROCEDIMENTO
 ARCH. CORRADO DIAMANTI
 COORDINATORE DELLA SICUREZZA
 GIANNI CAMINO MARTELLOTTI


PROGETTISTA
 ARCH. LUIGI MOCVIERA
 COLLABORATORI
 ARCH. SIMONA MONTENA
 GIANNI VIGNANO TORIGLIANO

PROGETTO ESECUTIVO

OGGETTO	MANUTENZIONE STRUTTURE PER L'ASSISTENZA, BENEFICIENZA PUBBLICA E SERVIZI DIVERSI ALLA PERSONA	SCALA	1:1
PROGETTO	Via Montalione n. 172	REDAZIONE	4001/2015
PIANTA PIANO PRIMO		SCALA	1:100
PIANTA PIANO SECONDO		ELABORATO	07
PROSPETTIVE SEZIONE			
NUMERO	DATA	DISEGNATORE	
0			
1			
2			
3			
4			
5			

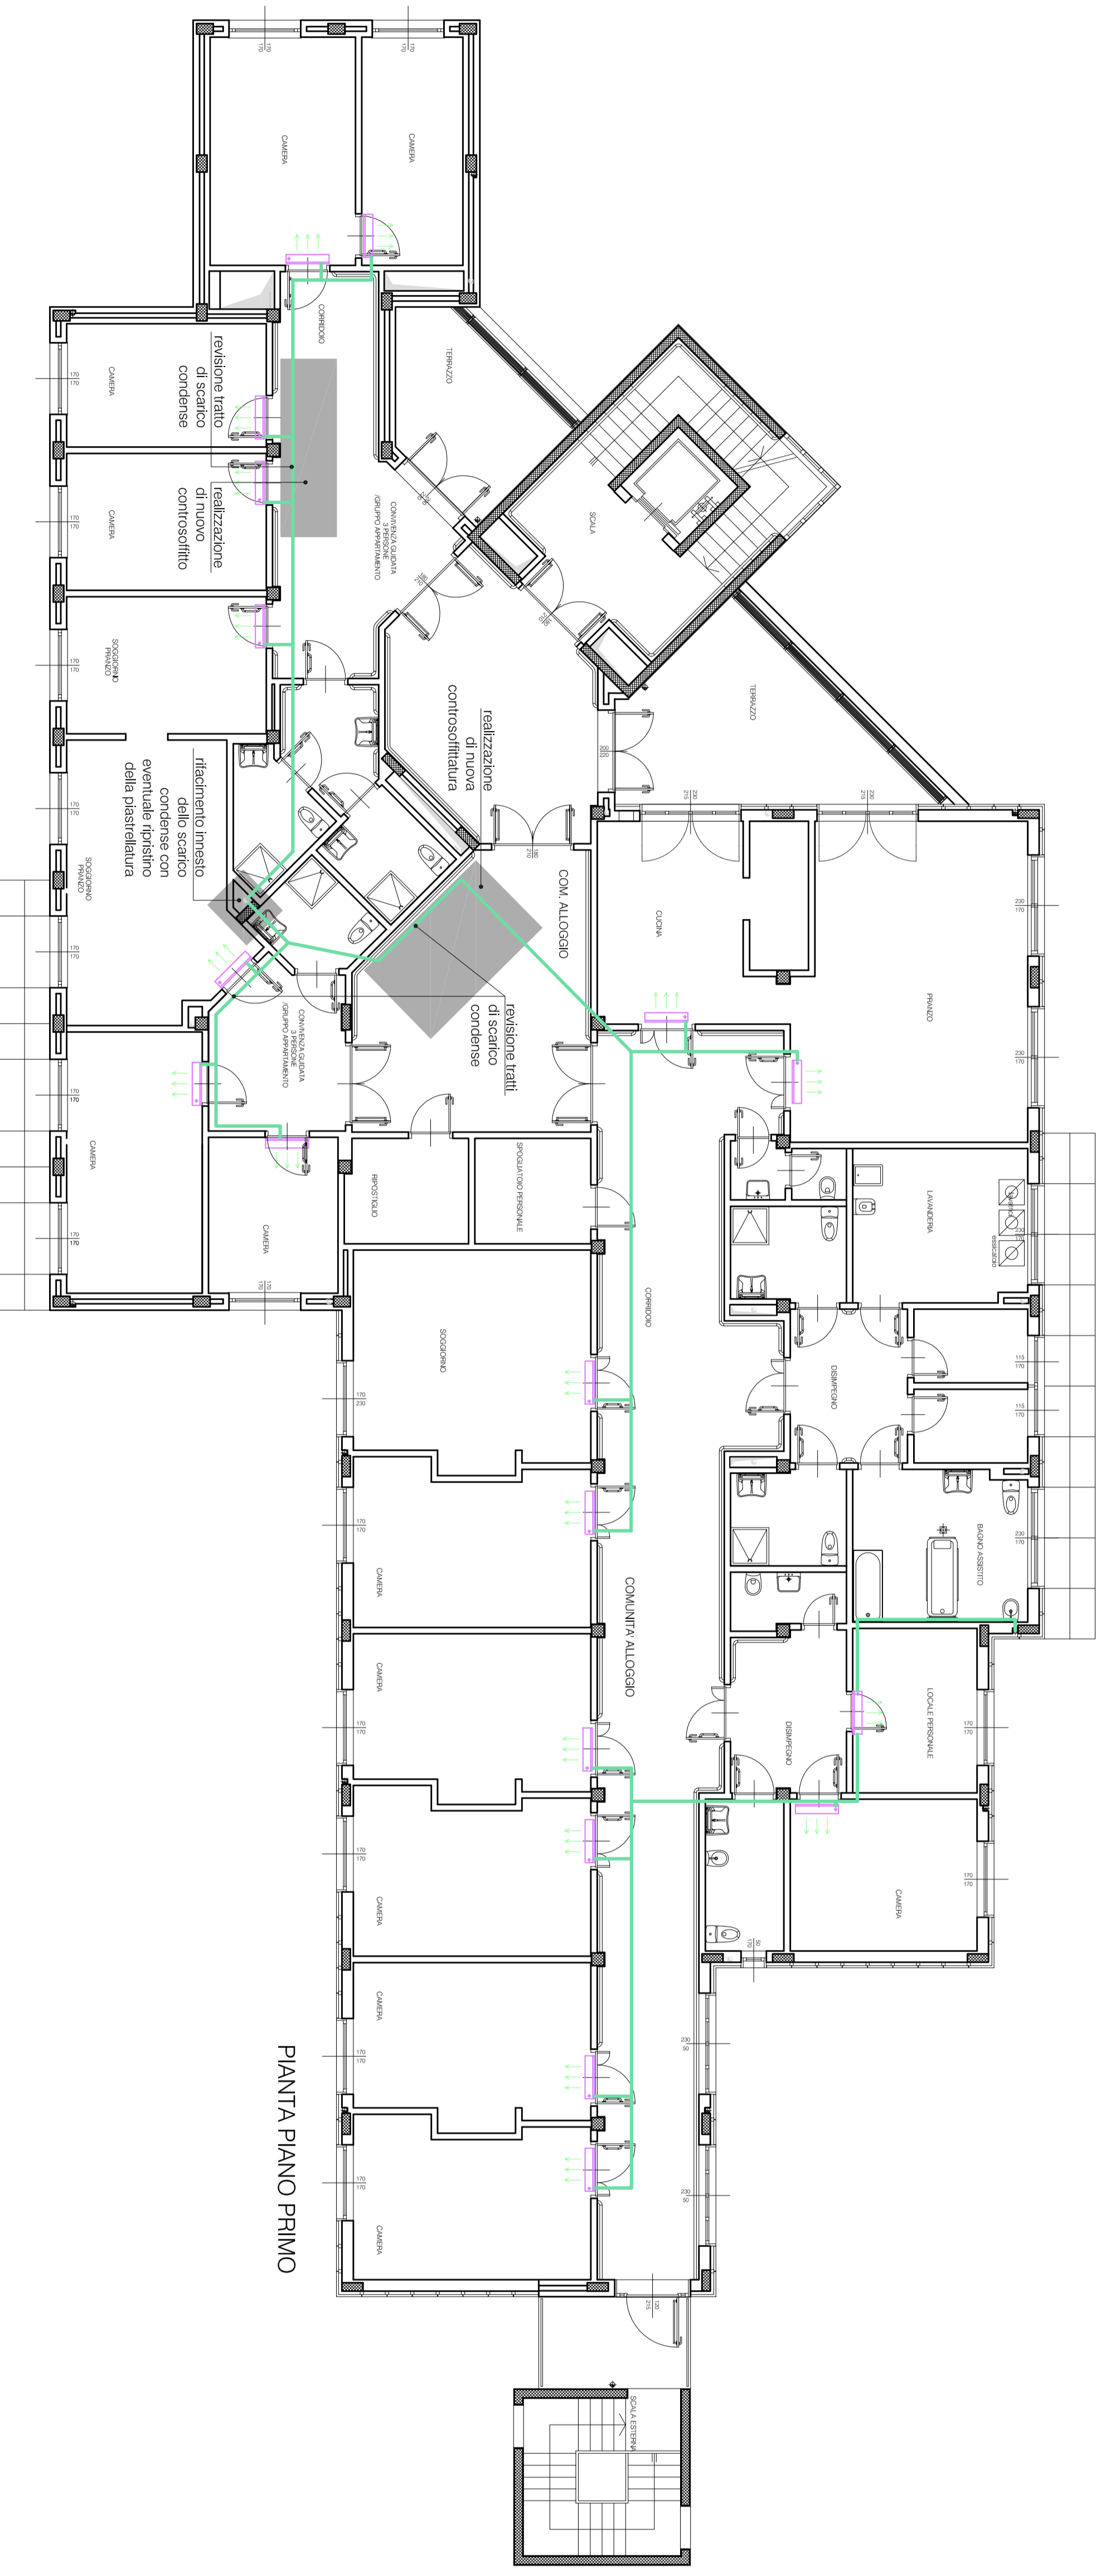

PIANTA PIANO PRIMO

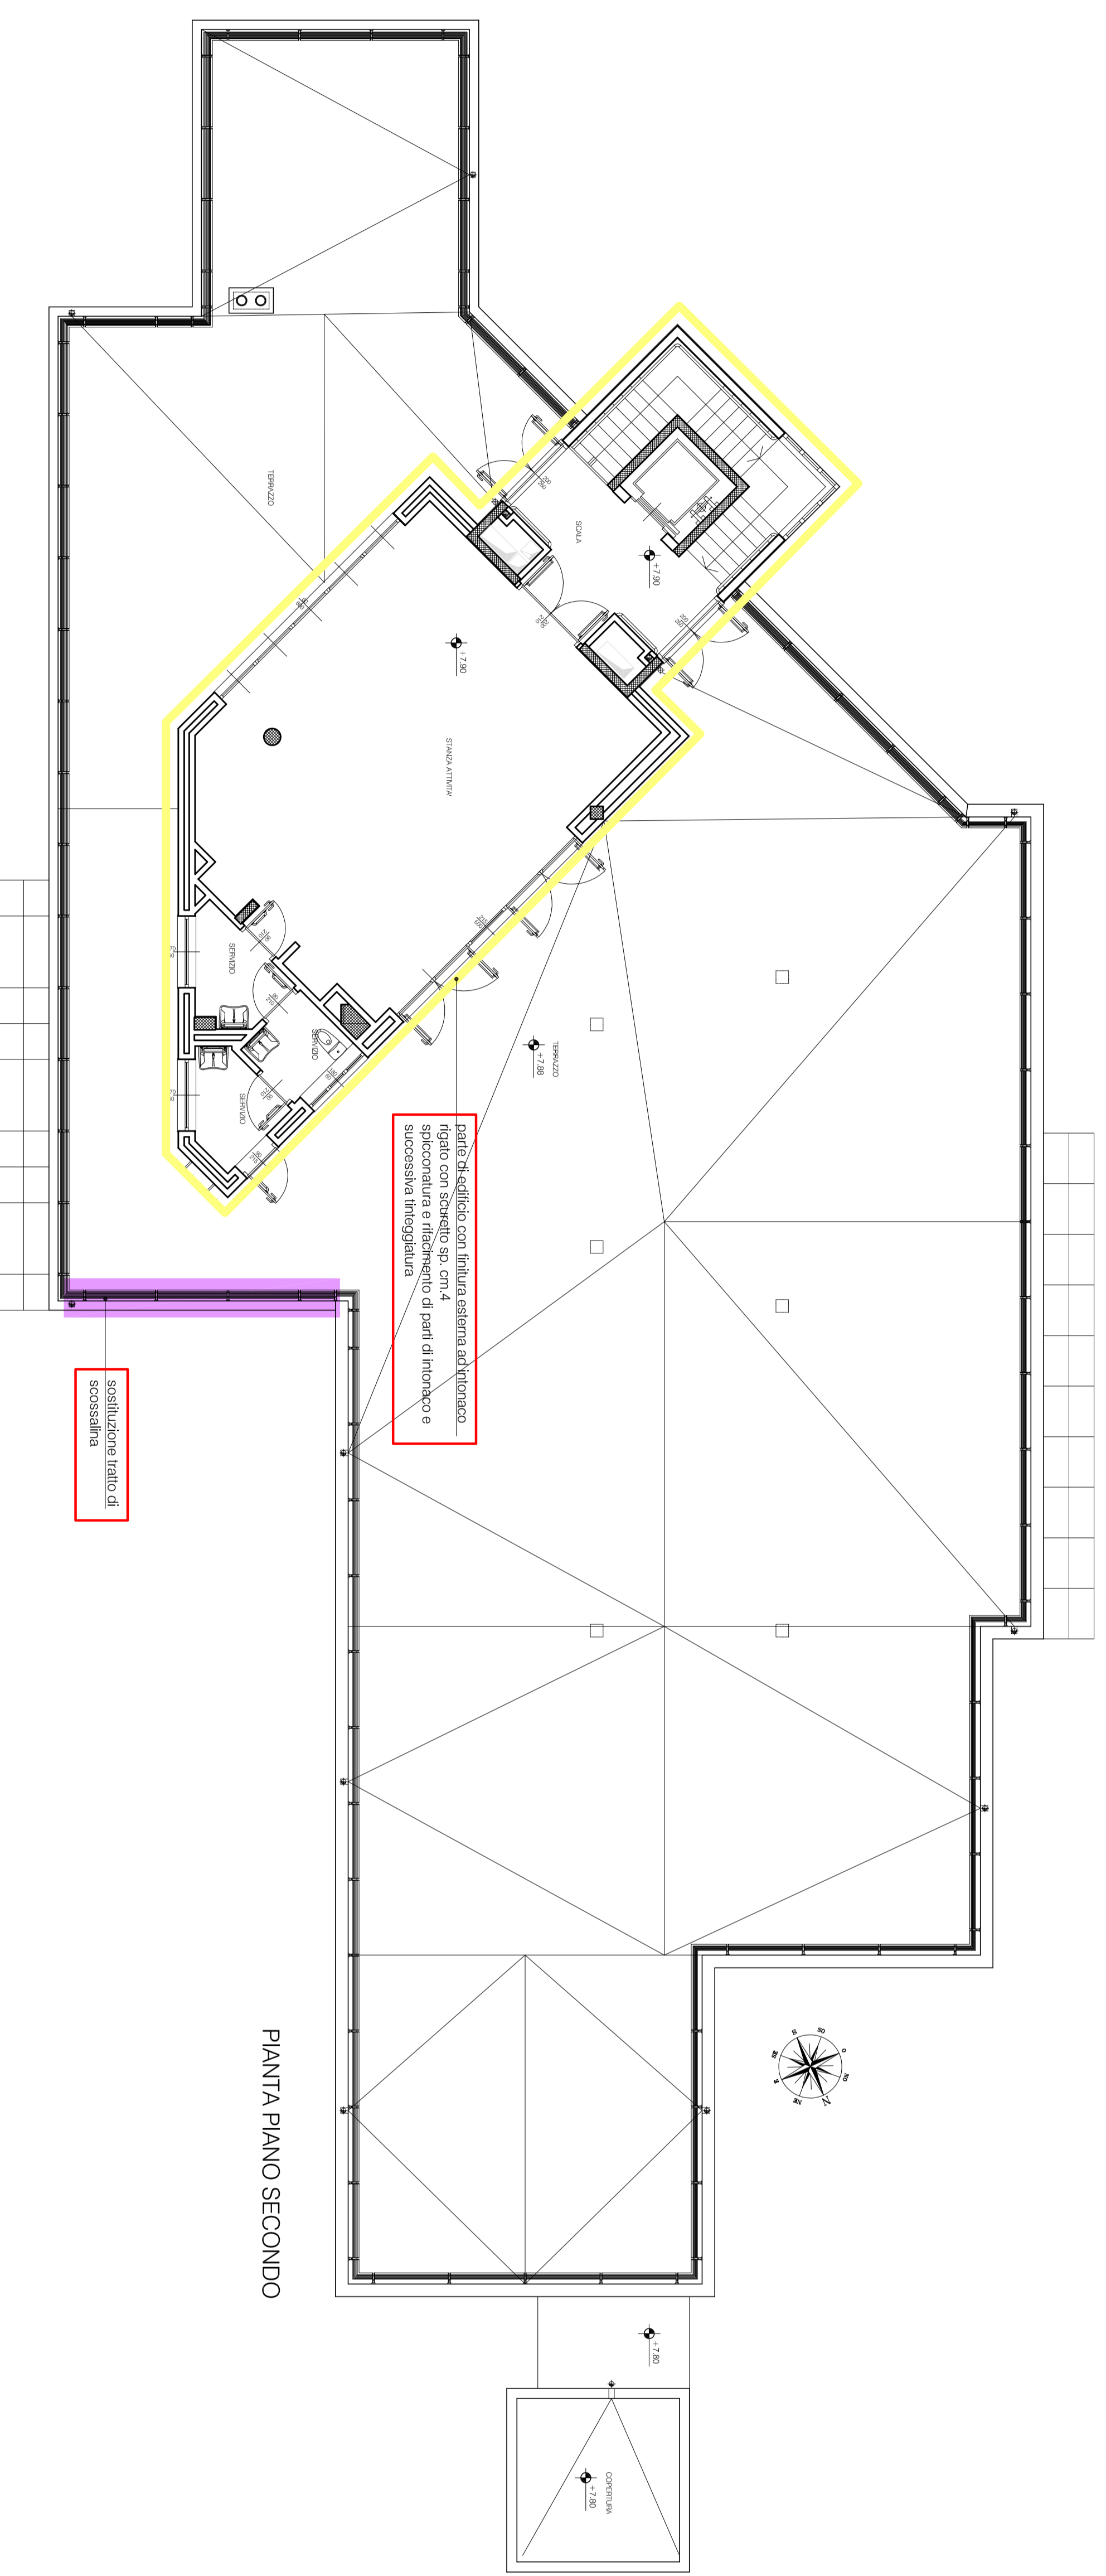

PIANTA PIANO SECONDO

parti di edificio con tubatura sistema ad incasso
 saponificata e riferimento di parti di rinnovo e successiva integrazione

sostituzione tubo di
 saponificata

parti di edificio con tubatura sistema ad incasso saponificata
 saponificata e riferimento di parti di rinnovo e successiva integrazione

PROSPETTO EST

parti di edificio con tubatura sistema ad incasso saponificata
 saponificata e riferimento di parti di rinnovo e successiva integrazione


PROSPETTO OVEST

parti di edificio con tubatura
 sistema ad incasso saponificata
 saponificata e riferimento di
 parti di rinnovo e successiva
 integrazione

PROSPETTO SUD

parti di edificio con tubatura
 sistema ad incasso saponificata
 saponificata e riferimento di
 parti di rinnovo e successiva
 integrazione

PROSPETTO NORD

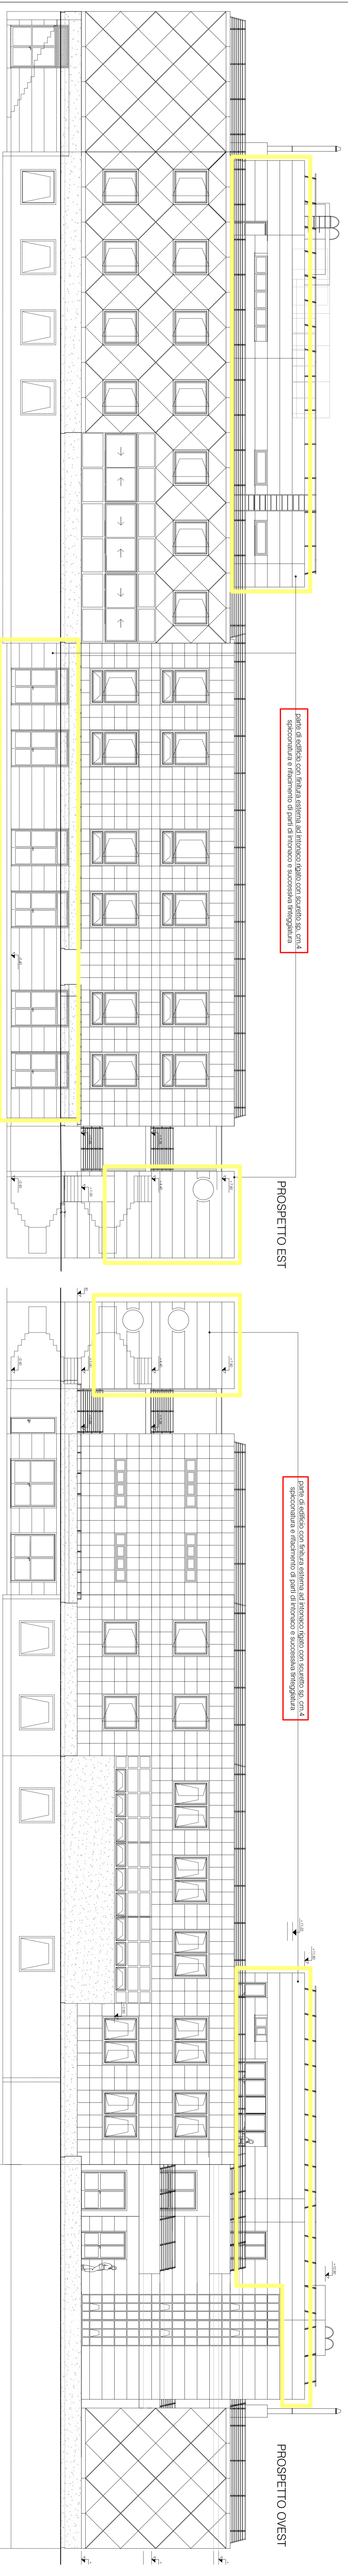

- LEGENDA
- SPURTA PARETE CON TELECOMANDO
 - TUBAZIONI IN PARE GASTIGLIANO DA DISTRIBUTORE A SPURTA
 - PRESOLANTE IN PARE GASTIGLIANO
 - TUBAZIONI IN PARE GASTIGLIANO DA UNITA' ESTERNA A DISTRIBUTORE
 - PRESOLANTE IN PARE GASTIGLIANO
 - TUBAZIONI SCARICO CONDENZA IN PIANO DUAZ SPURTA A MONTE
 - PENDENZA
 - PASSAGGIO CAVI PER APPARECCHI ELETTRICI E SEGNALI
 - LAVORAZIONE SPURTA AVANTI TRAVATE UNITA' ESTERNA