



CITTA' DI TORINO

DIREZIONE SERVIZI TECNICI - COORDINAMENTO  
SERVIZIO EDIFICI COMUNALI GESTIONE TECNICA

PROGETTO CO-CITY - VIA (URBAN INNOVATIVE ACTIONS)  
MANUTENZIONE STABILI  
VIA ABETI 13, VIA LE CHIUSE 66, VIA FOLLIGNO 14



Progetto architettonico: arch. Cristina BIANCO  
arch. Eleonora MANFREDI

Progetto impianti elettrici e speciali: p.i. Uliano ALBERTINI  
p.i. Gianni LOMANTO

Progetto impianti fluidomeccanici: ing. Laura IDRADE  
p.i. Mauro RAMONDO

Coordinamento, Sicurezza  
in fase di progettazione:

ing. Alberto VESPA

Collaboratore: arch. Rossella VESSICCHIO  
geom. Pasquale CASTALDO  
geom. Fabrizio NEGRO


Responsabile del procedimento ing. Eugenio BARBERATO  
e Dirigente Servizio tecnico

PROGETTO ESECUTIVO

OGGETTO		NOTE-FILE	Scala Plot
VIA LE CHIUSE 66 IMPIANTO DI RIVELAZIONE INCENDIO PIANO SECONDO E TL/TD		SCALA	1:50
REV	MODIFICHE	DATA	DISEGNATO
0	EMISSIONE	giugno 2018	CONTROLLATO
1			
2			
3			
4			

ELABORATO  
C-IE05

TAVOLE VALIDE PER IMPIANTO ELETTRICO - PER QUOTE E MISURE RIFERIRSI ALLE TAVOLE EDILI.

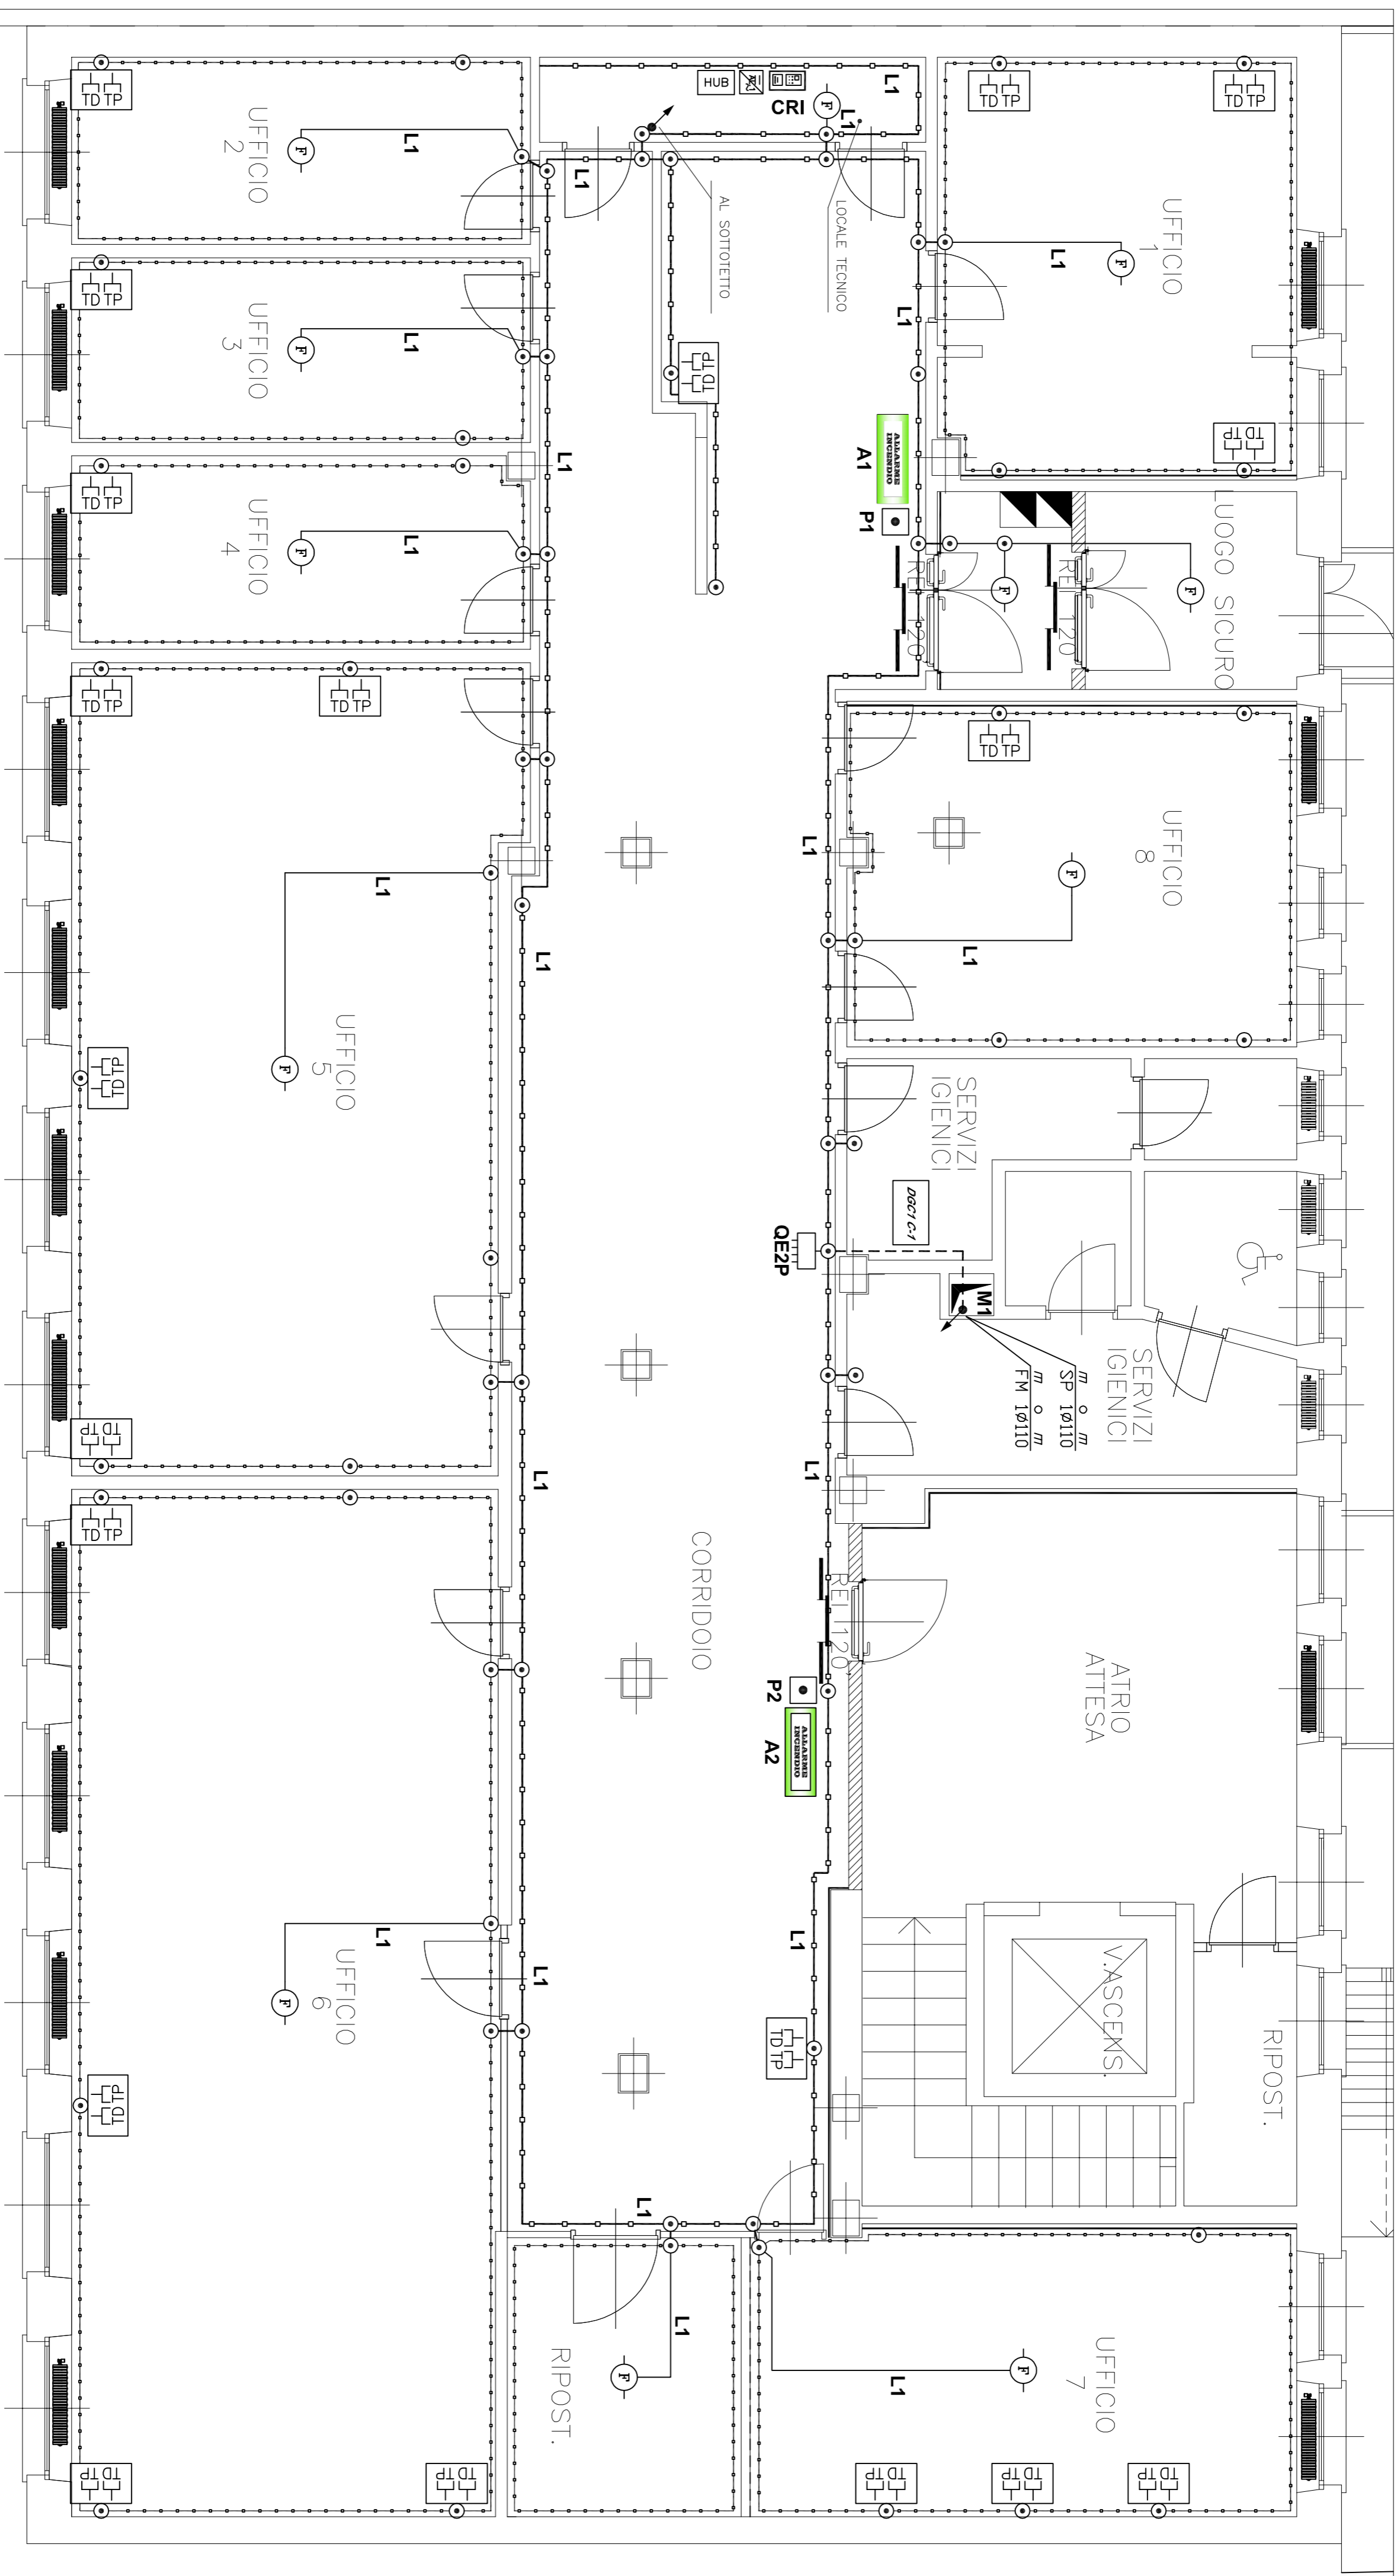

LEGENDA

SIMBOLO	DESCRIZIONE
HUB	ARMADIO TRASMISSIONI DATI CANALINA IN PVC 150x40 CON COPRIFRONTALI E SEPARATORI CANALINA IN PVC A CORNICE ROZZO CON COPRIFRONTALI E SEPARATORI
[Symbol]	CANALINA IN PVC 30x10 COMPLETA DI COPRIFRONTALI E SCATOLE DERIVAZIONE PIANO TRASMISSIONE DATI DA ESTERNO COMPLETO DI SCATOLA, SUPPORTO PIACCA E N° 2 FRITTI R4 45 - CAT. 8
[Symbol]	TUBAZIONE IN PVC INDESSATA
[Symbol]	RELEVATORE ANALOGICO DI FUMO
[Symbol]	CENTRALE RIVELAZIONE INCENDIO
[Symbol]	ALIMENTATORE IN ARMADIO METALLICO PRE CENTRALE RIVELAZIONE FUMI
[Symbol]	PANNELLO DI CONTROLLO OTTICO-ACUSTICO
[Symbol]	AMVISATORE MANUALE DI INCENDIO
[Symbol]	SIRENA GESTIONE EVACUAZIONE
[Symbol]	QUADRO ELETTRICO
[Symbol]	COLONNA MONTANTE

PIANTA PIANO SECONDO  
SCALA 1:50