




CITTA' DI TORINO

DIVISIONE SERVIZI TECNICI - COORDINAMENTO
SERVIZIO EDIFICI COMUNALI GESTIONE TECNICA

PROGETTO CO-CITY - VIA (URBAN INNOVATIVE ACTIONS)
MANUTENZIONE E MESSA IN SICUREZZA
FABBRICATO VIA CUMIANA N°15

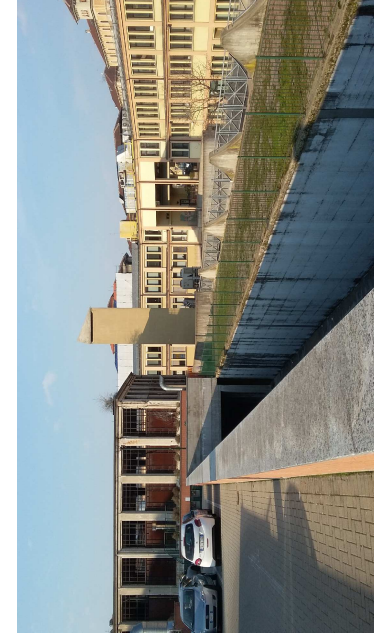

Gruppo di progettazione

Ing. Massimo Cazzetta, arch.
Ing. Ermanno Peretta, progettista strutturale
Ing. Laura Marano, progettista impiantistica
Ing. Pietro Loacchio, coordinatore opere edili
Ing. Stefano Melzi, collaboratore opere edili

Responsabile del Procedimento

Ing. Stefano Cazzetta, arch.
Coord. Sic. prog.:
arch. Massimo Cazzetta

PROGETTO ESECUTIVO

OGGETTO: PIANO REALIZATO

NOME-FILE: Scale Per

SCALA: 1:10

IMPIANTO DI ILLUMINAZIONE

ORDINARIA E DI SICUREZZA

SCALA: 1:100

ELABORATO: IE03

DATA: 15.11.2018

DISEGNATORE: Ferrarini Pietro LOCCACCIO

REVISIONI:

LEGENDA


SIMBOLO	DESCRIZIONE
	QUADRO ELETTRICO
	CASSETTA DI DERIVAZIONE
	CENTRALINO CENTRALE - COMANDO FUNZIONI APPARECCHI DI ILLUMINAZIONE
	PREDISPOSIZIONE PUNTO LUCE A PARETE
	PREDISPOSIZIONE PUNTO LUCE A SOFFITTO/CANALINA
	PREDISPOSIZIONE PUNTO LUCE DI DIMENSIONI A PARETE
	INTERRUTTORE UNIPOLARE
	SENZORE INFRAROSSI RILEVAMENTO PRESENZA UOMO/VEICOLI
	NUMERAZIONE CIRCUITO
	PREDISPOSIZIONE SUPPO PUNTO LUCE DI EMERGENZA A PARETE, ORNAMENTA E SICUREZZA
	COLONNA MONOANTE

	TUBAZIONE PVC A VERA
	CANALE METALLICO
	TUBO DI PVC INCASSATO

C1	Apparecchi di illuminazione tipo A
C2	Apparecchi di illuminazione tipo A
C3	Apparecchi di illuminazione tipo A
C4	Apparecchi di illuminazione tipo A
C5	Apparecchi di illuminazione tipo A
C6	Apparecchi di illuminazione tipo A
C7	Apparecchi di illuminazione tipo A
C8	Apparecchi di illuminazione tipo A
C9	Apparecchi di illuminazione tipo A
C10	Apparecchi di illuminazione tipo A
C11	Apparecchi di illuminazione tipo A
C12	Apparecchi di illuminazione tipo A
C13	Apparecchi di illuminazione tipo A
C14	Apparecchi di illuminazione tipo A
C15	Apparecchi di illuminazione tipo A
C16	Apparecchi di illuminazione tipo A
C17	Apparecchi di illuminazione tipo A
C18	Apparecchi di illuminazione tipo A
C19	Apparecchi di illuminazione tipo A
C20	Apparecchi di illuminazione tipo A

LATO CORSO PESCHIERA

CORTILE INTERNO

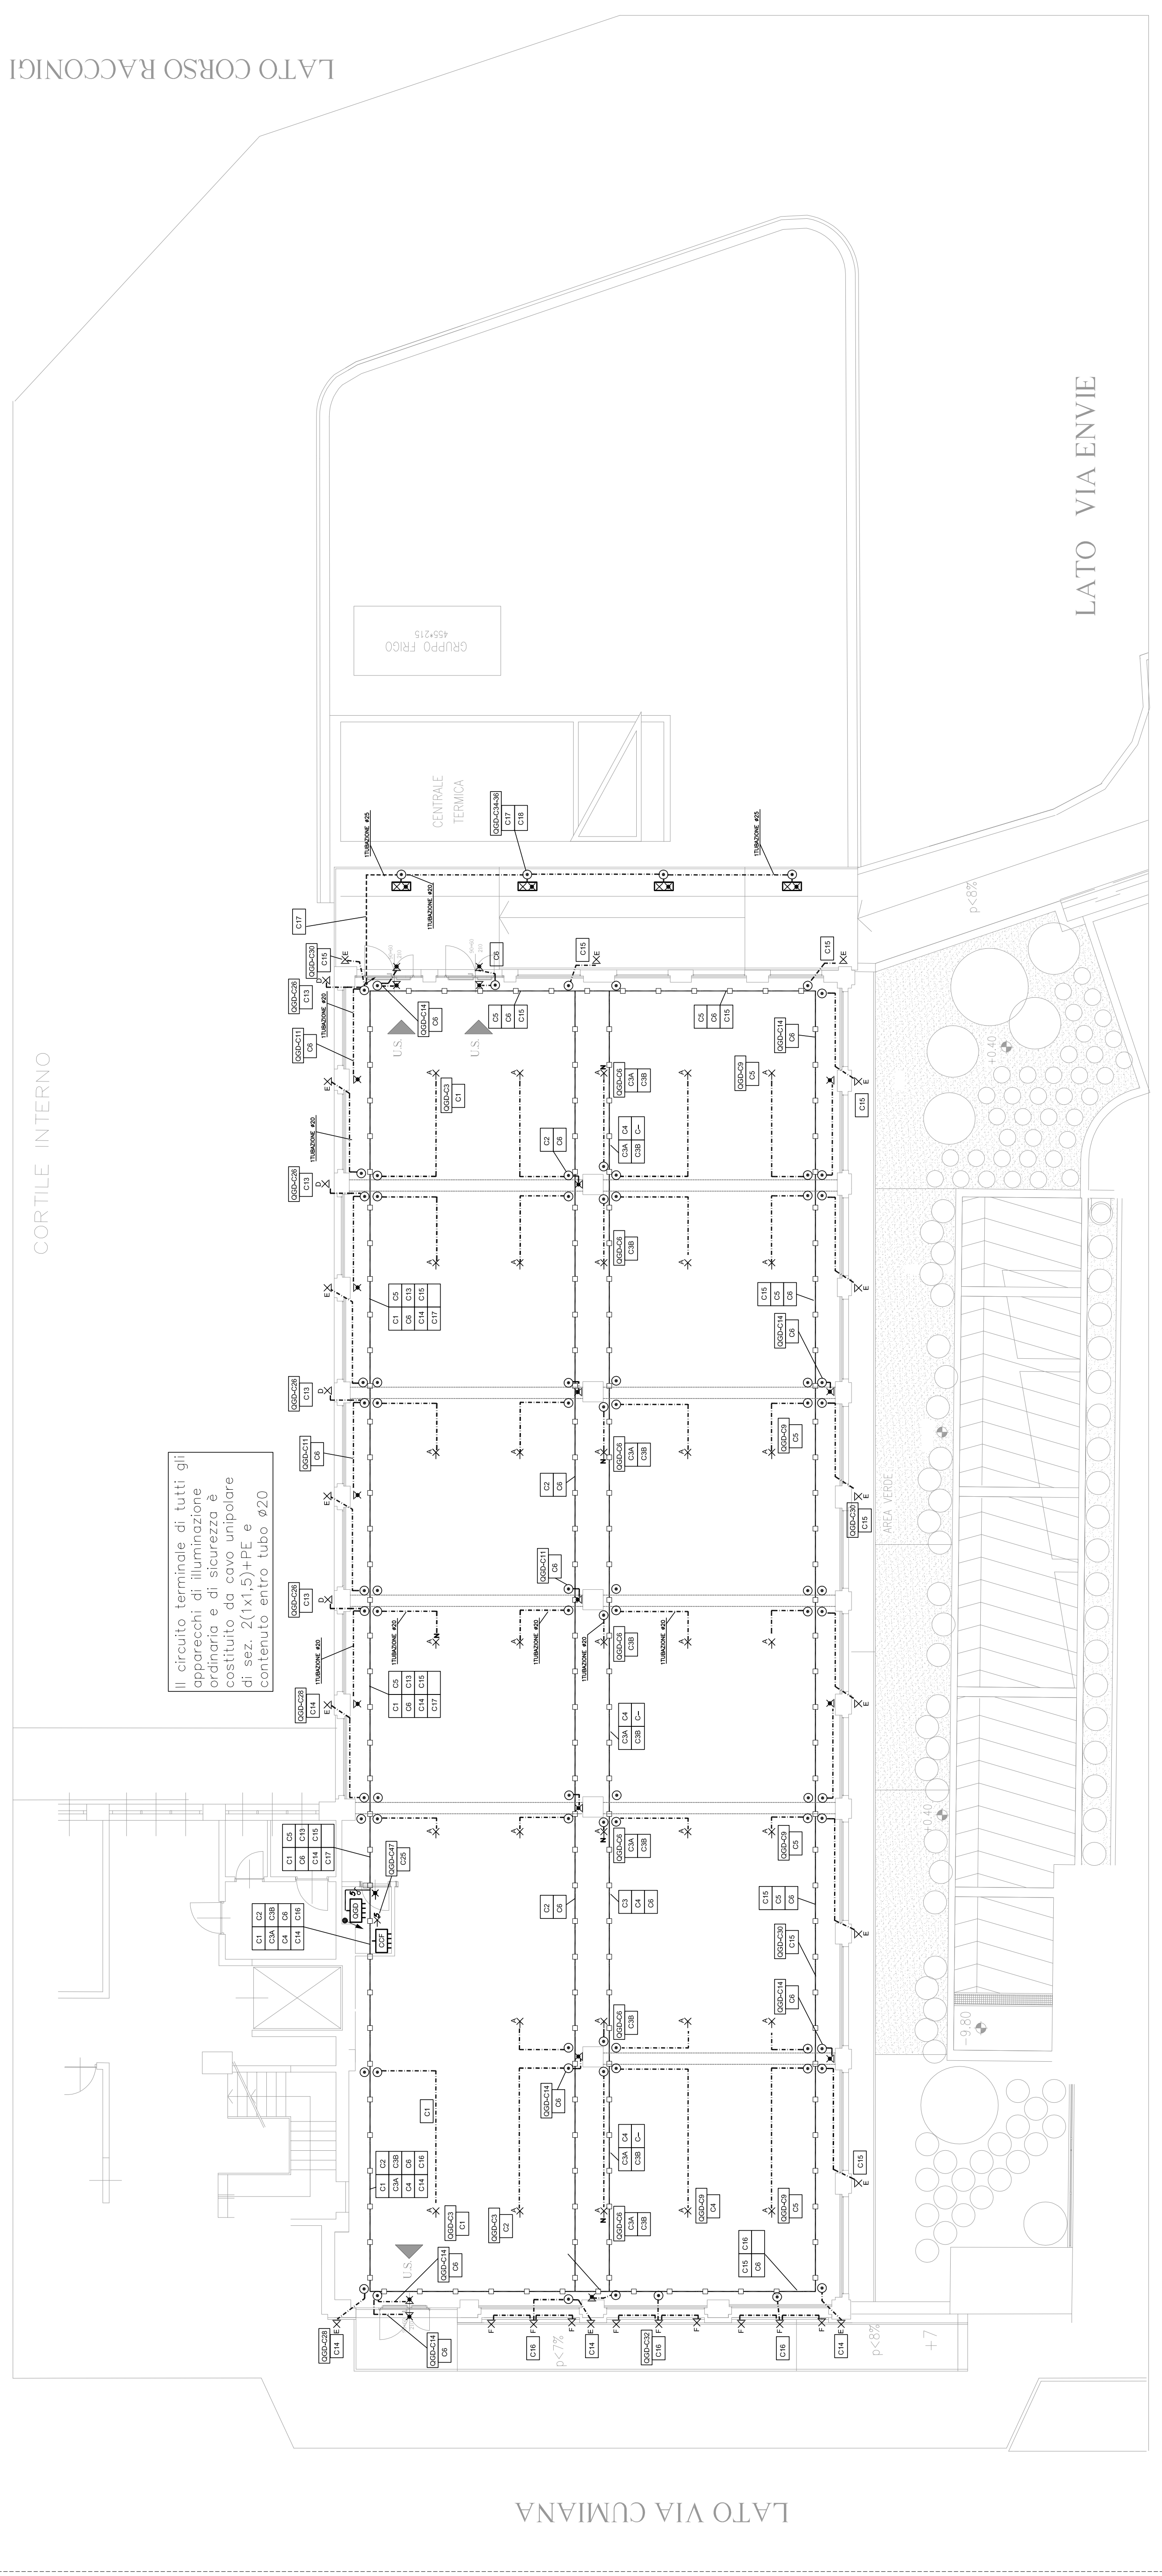

CORTILE INTERNO
CENTRO CIVICO-ANAGRAFE

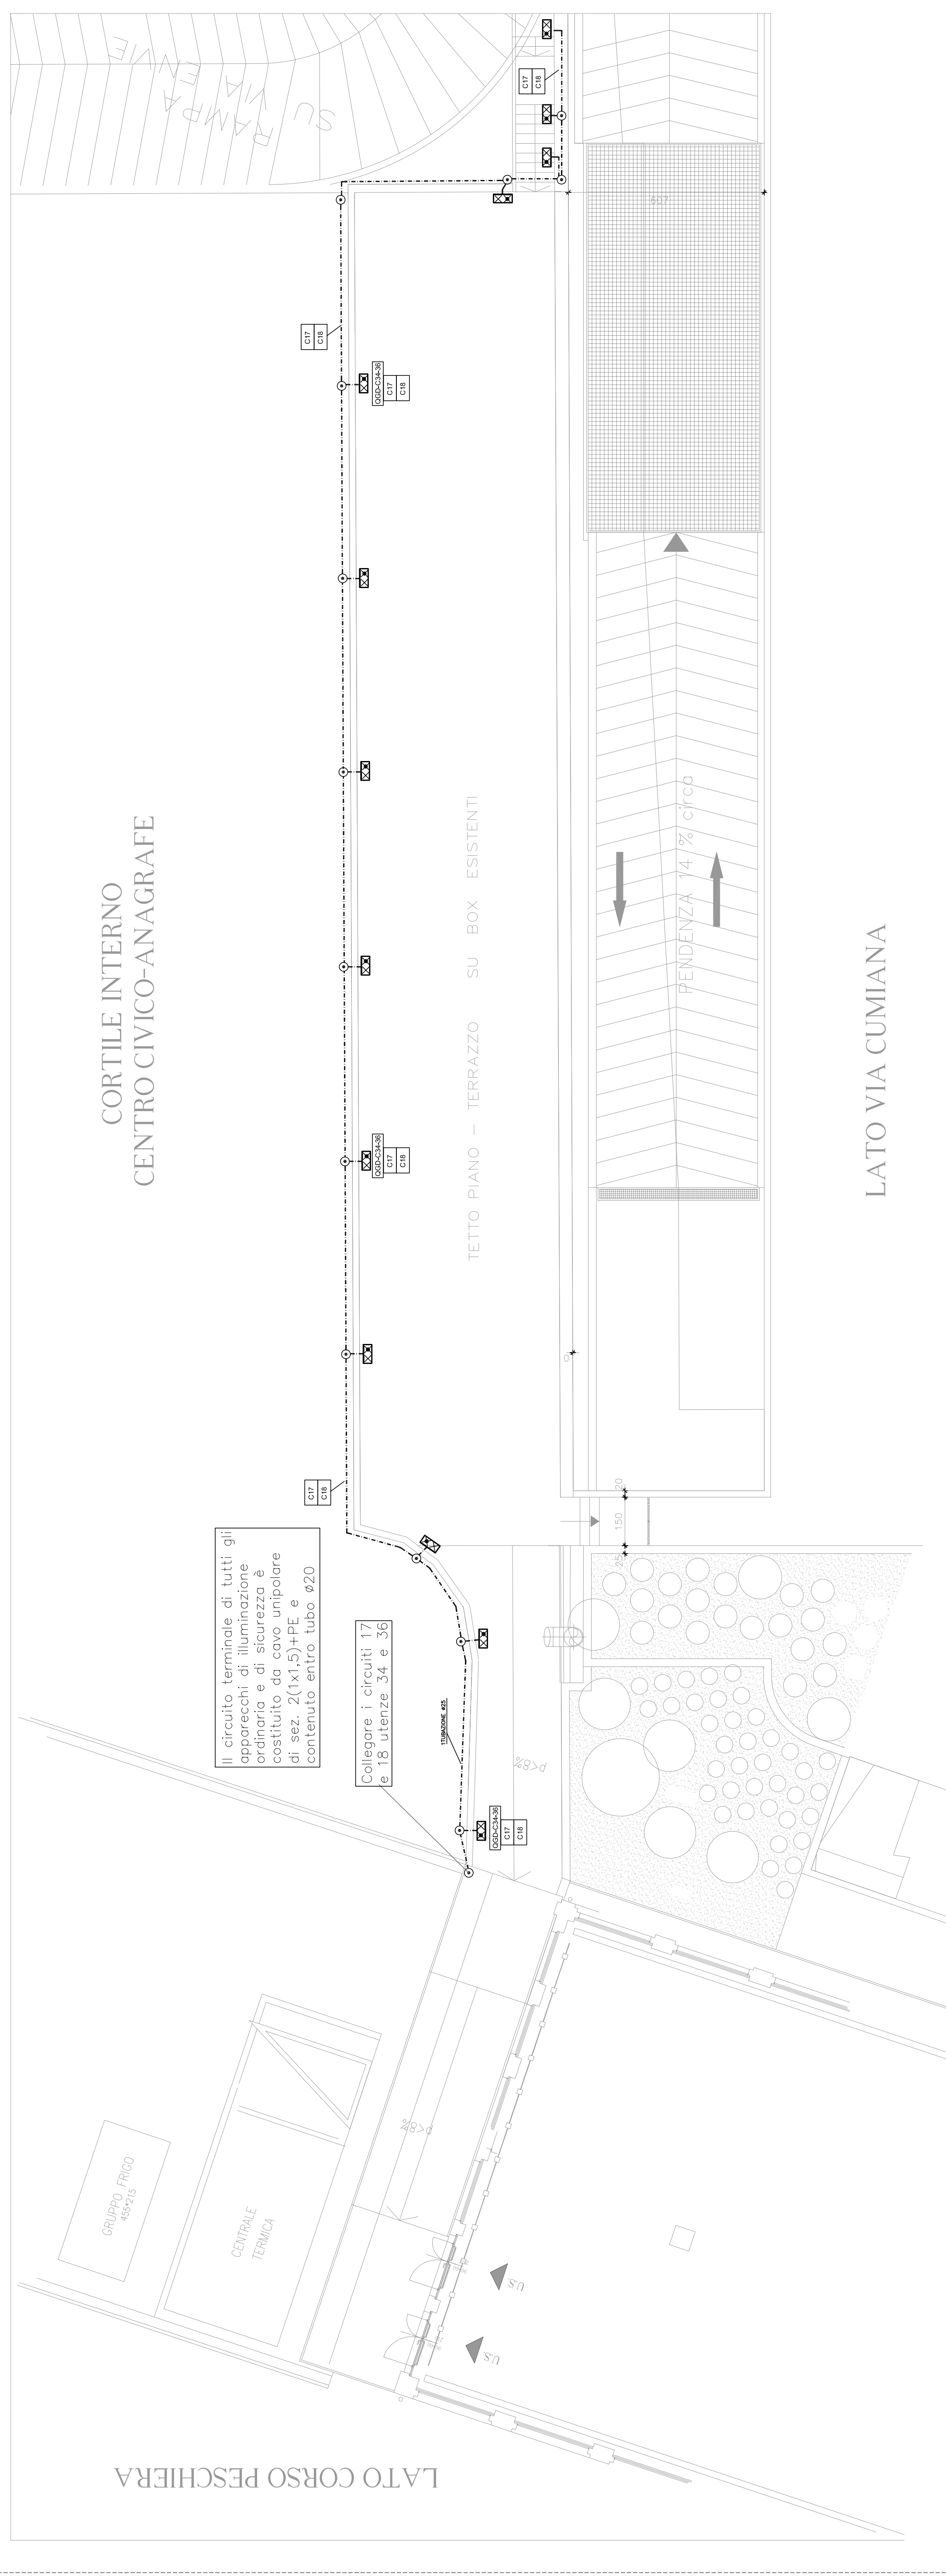


TAVOLA VALIDA SOLO PER L'IMPIANTO ELETTRICO